


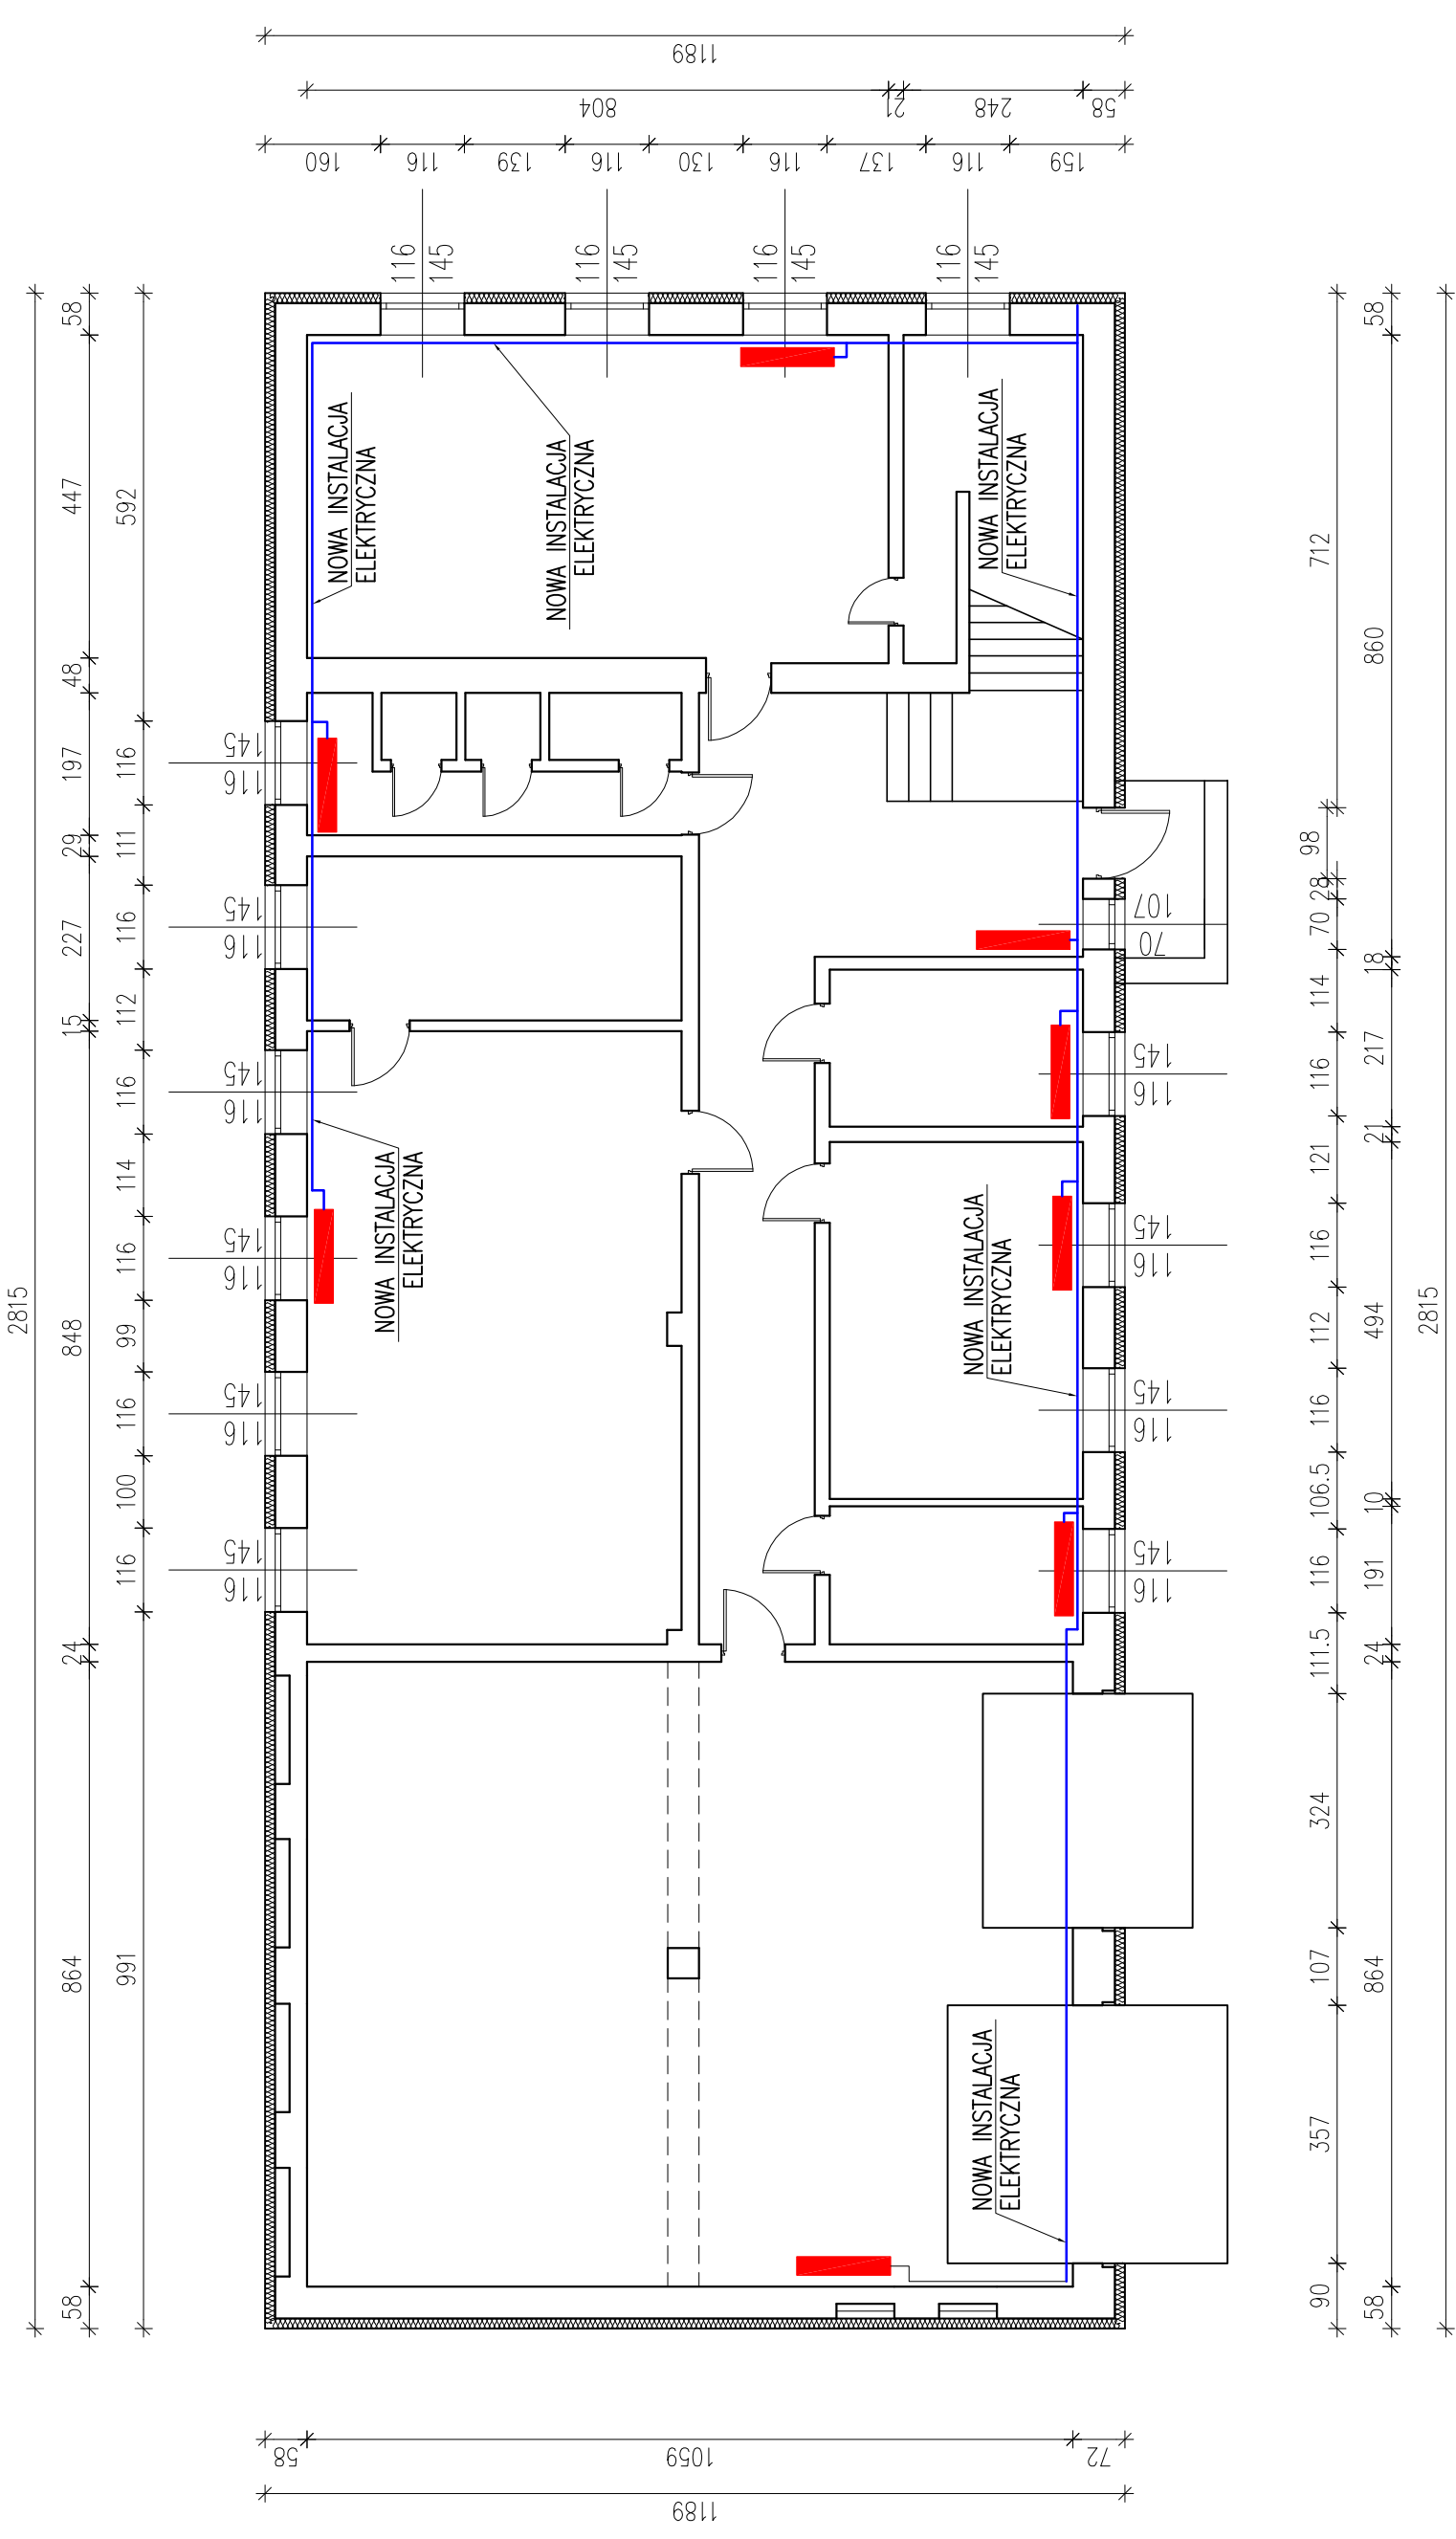

RZUT PRZYZIEMIEMIA

skala 1:100




LEGENDA:

-  NAGRZEWNICA ŚCIENNA
-  PIEC AKUMULACYJNY

Investor:		GMINA KRZYŻANÓW	
Adres obiektu budowlanego:		99-314 KRZYŻANÓW; KRZYŻANÓW 10	
TERMOMODERNIZACJA BUDYNKU OSP W MIEJSCOWOŚCI WAŁY DZ. NR EW. 100 GMINA KRZYŻANÓW			
Nazwa rysunku:	Skala:	Numer rysunku:	6
RZUT PRZYZIEMIA		1:100	
ROZMIESZCZENIE PIECY AKUMULACYJNYCH			
Imię i nazwisko projektanta:		Specjalność i numer uprawnień:	Podpis:
mgr inż. Krzysztof Majteczak		LOD/0844/POOK/07	02.2016
mgr inż. Witold Wiechno		LOD/0160/POOK/04	02.2016

RZUT PIĘTRA skala 1:100

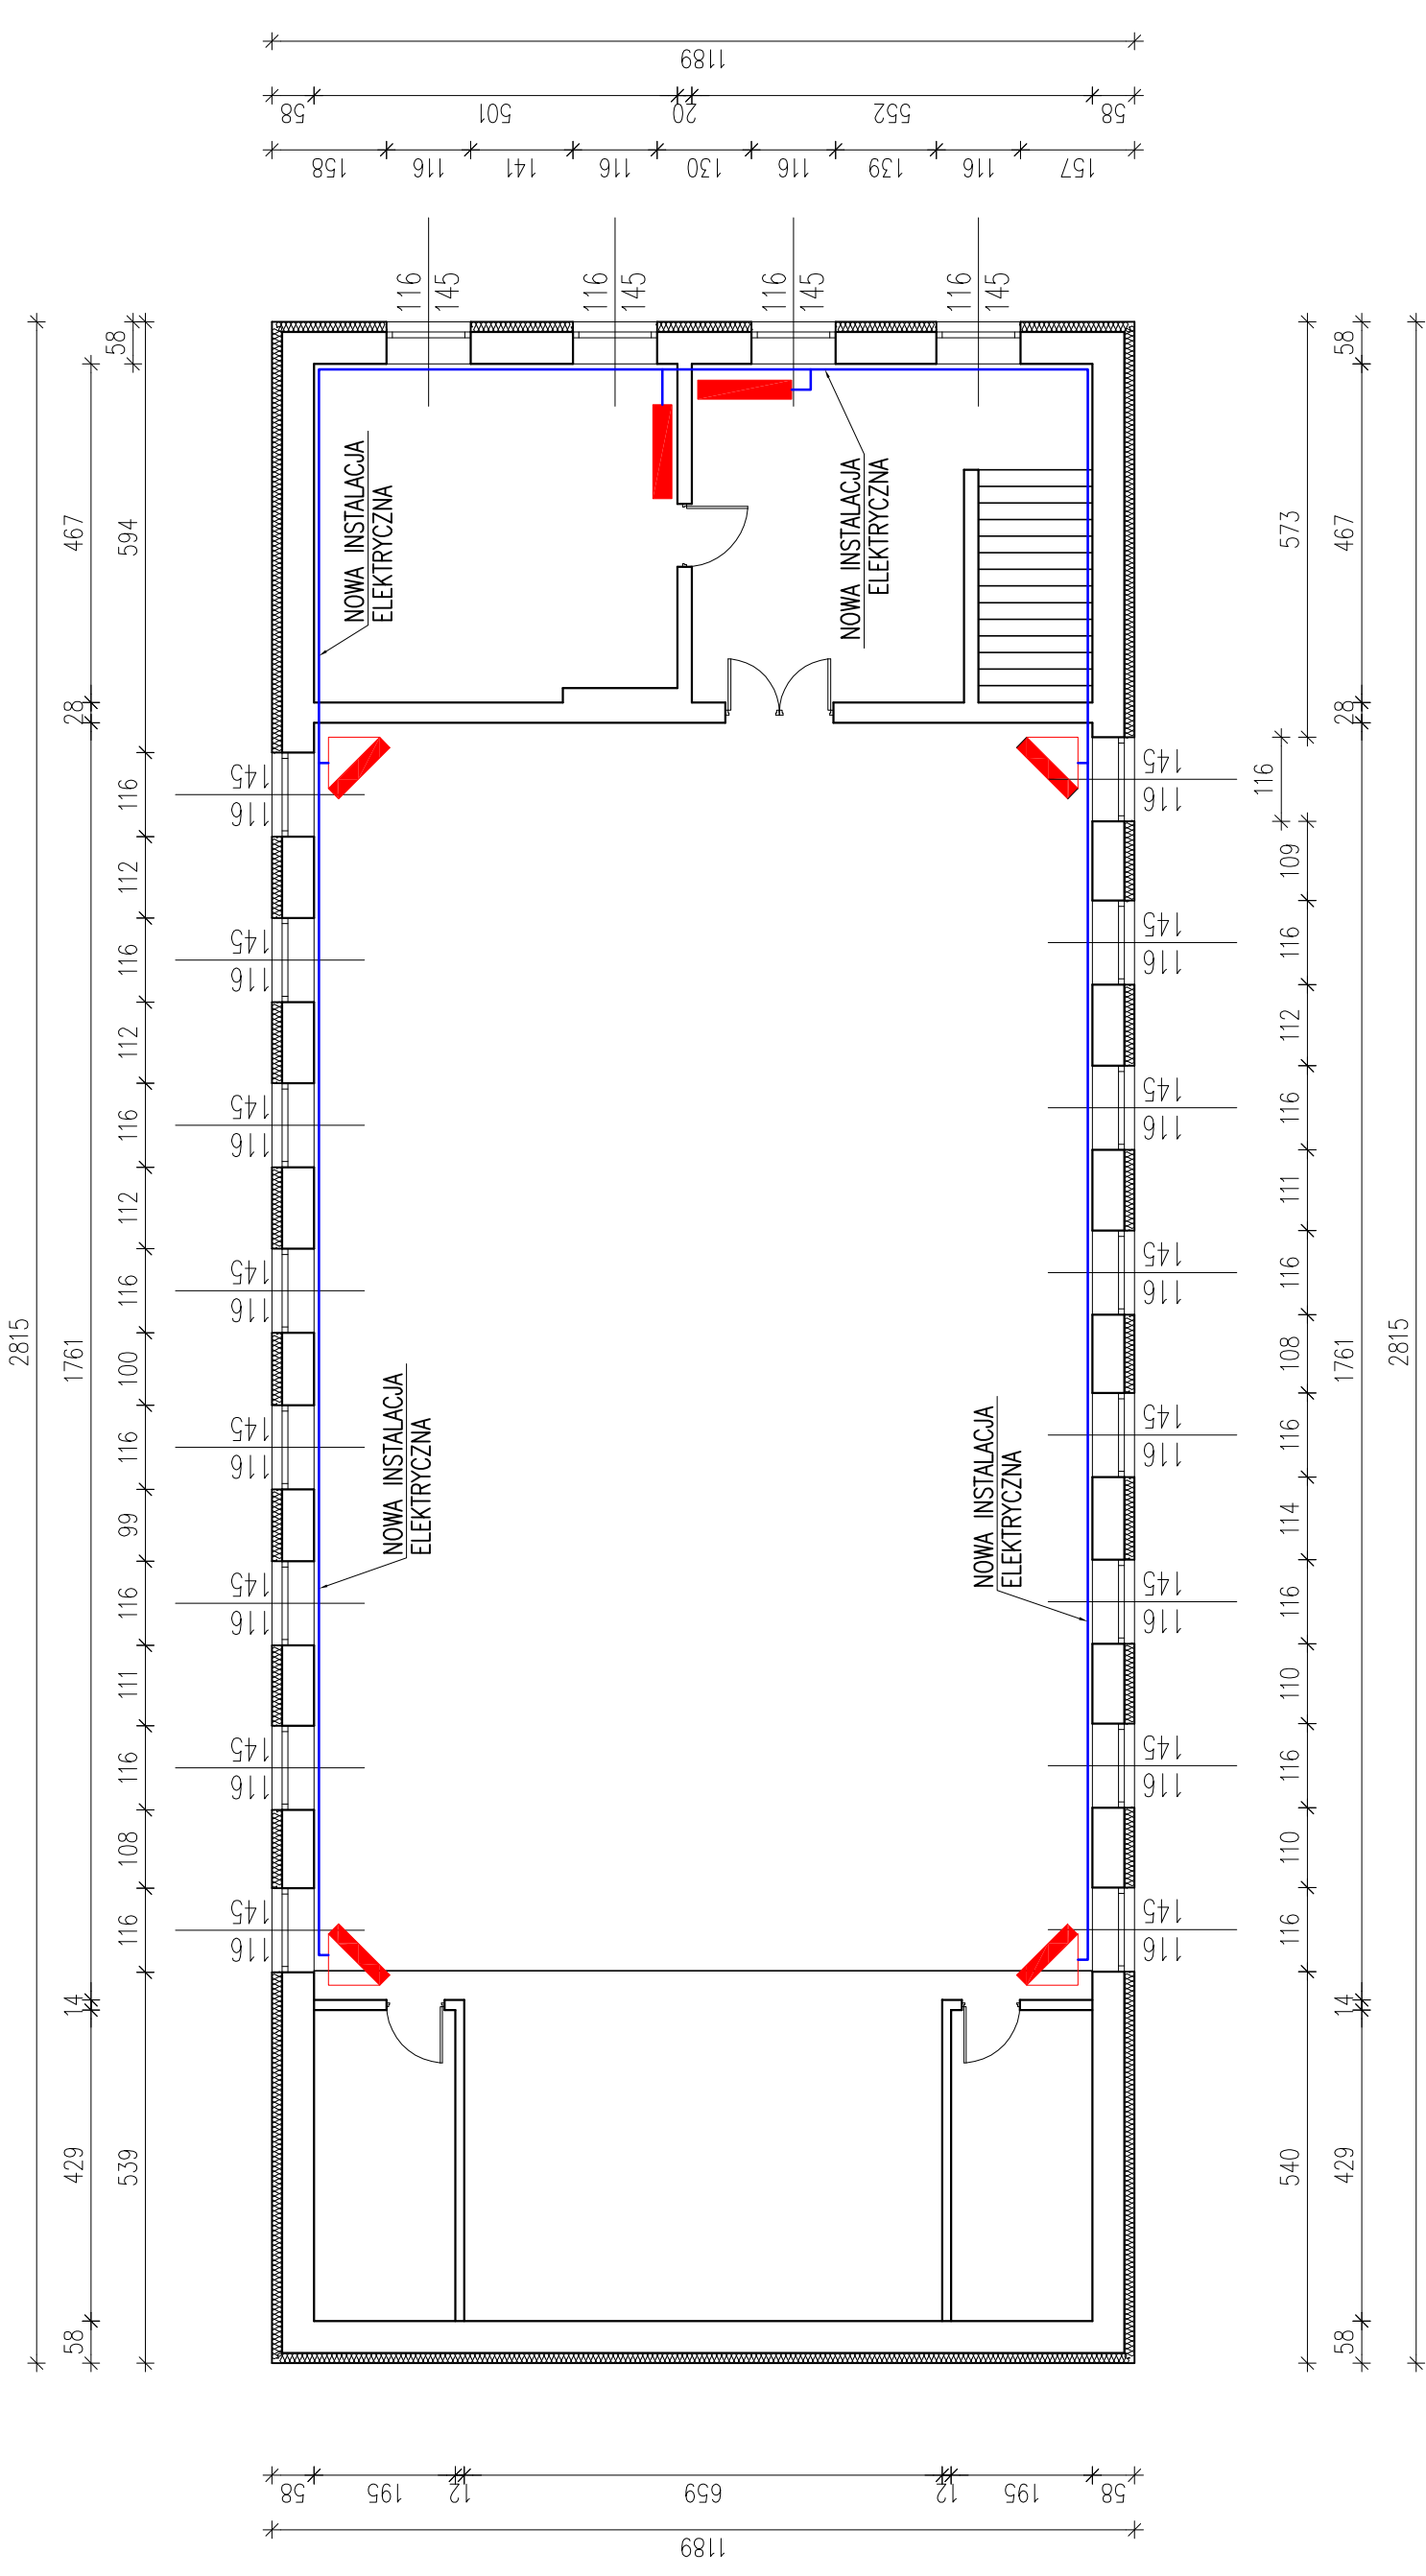

LEGENDA:

-  NAGRZEWNICA ŚCIENNA
-  PIEC AKUMULACYJNY

Inwestor:		GMINA KRZYŻANÓW	
Adres obiektu budowlanego:		99-314 KRZYŻANÓW; KRZYŻANÓW 10	
Nazwa rysunku:		TERMOMODERNIZACJA BUDYNKU OSP W MIEJSCOWOŚCI WAŁY DZ. NR EW. 100 GMINA KRZYŻANÓW	
Skala:		1:100	
Numer rysunku:		7	
Imię i nazwisko projektanta:		mgr inż. Krzysztof Majtczak	
Specjalność i numer uprawnień:		LOD/0844/POOK/07	
Data:		02.2016	
mgr inż. Witold Wiechno		LOD/0160/POOK/04	
		02.2016	