


RZUT PRZYZIEMIA

skala 1:100

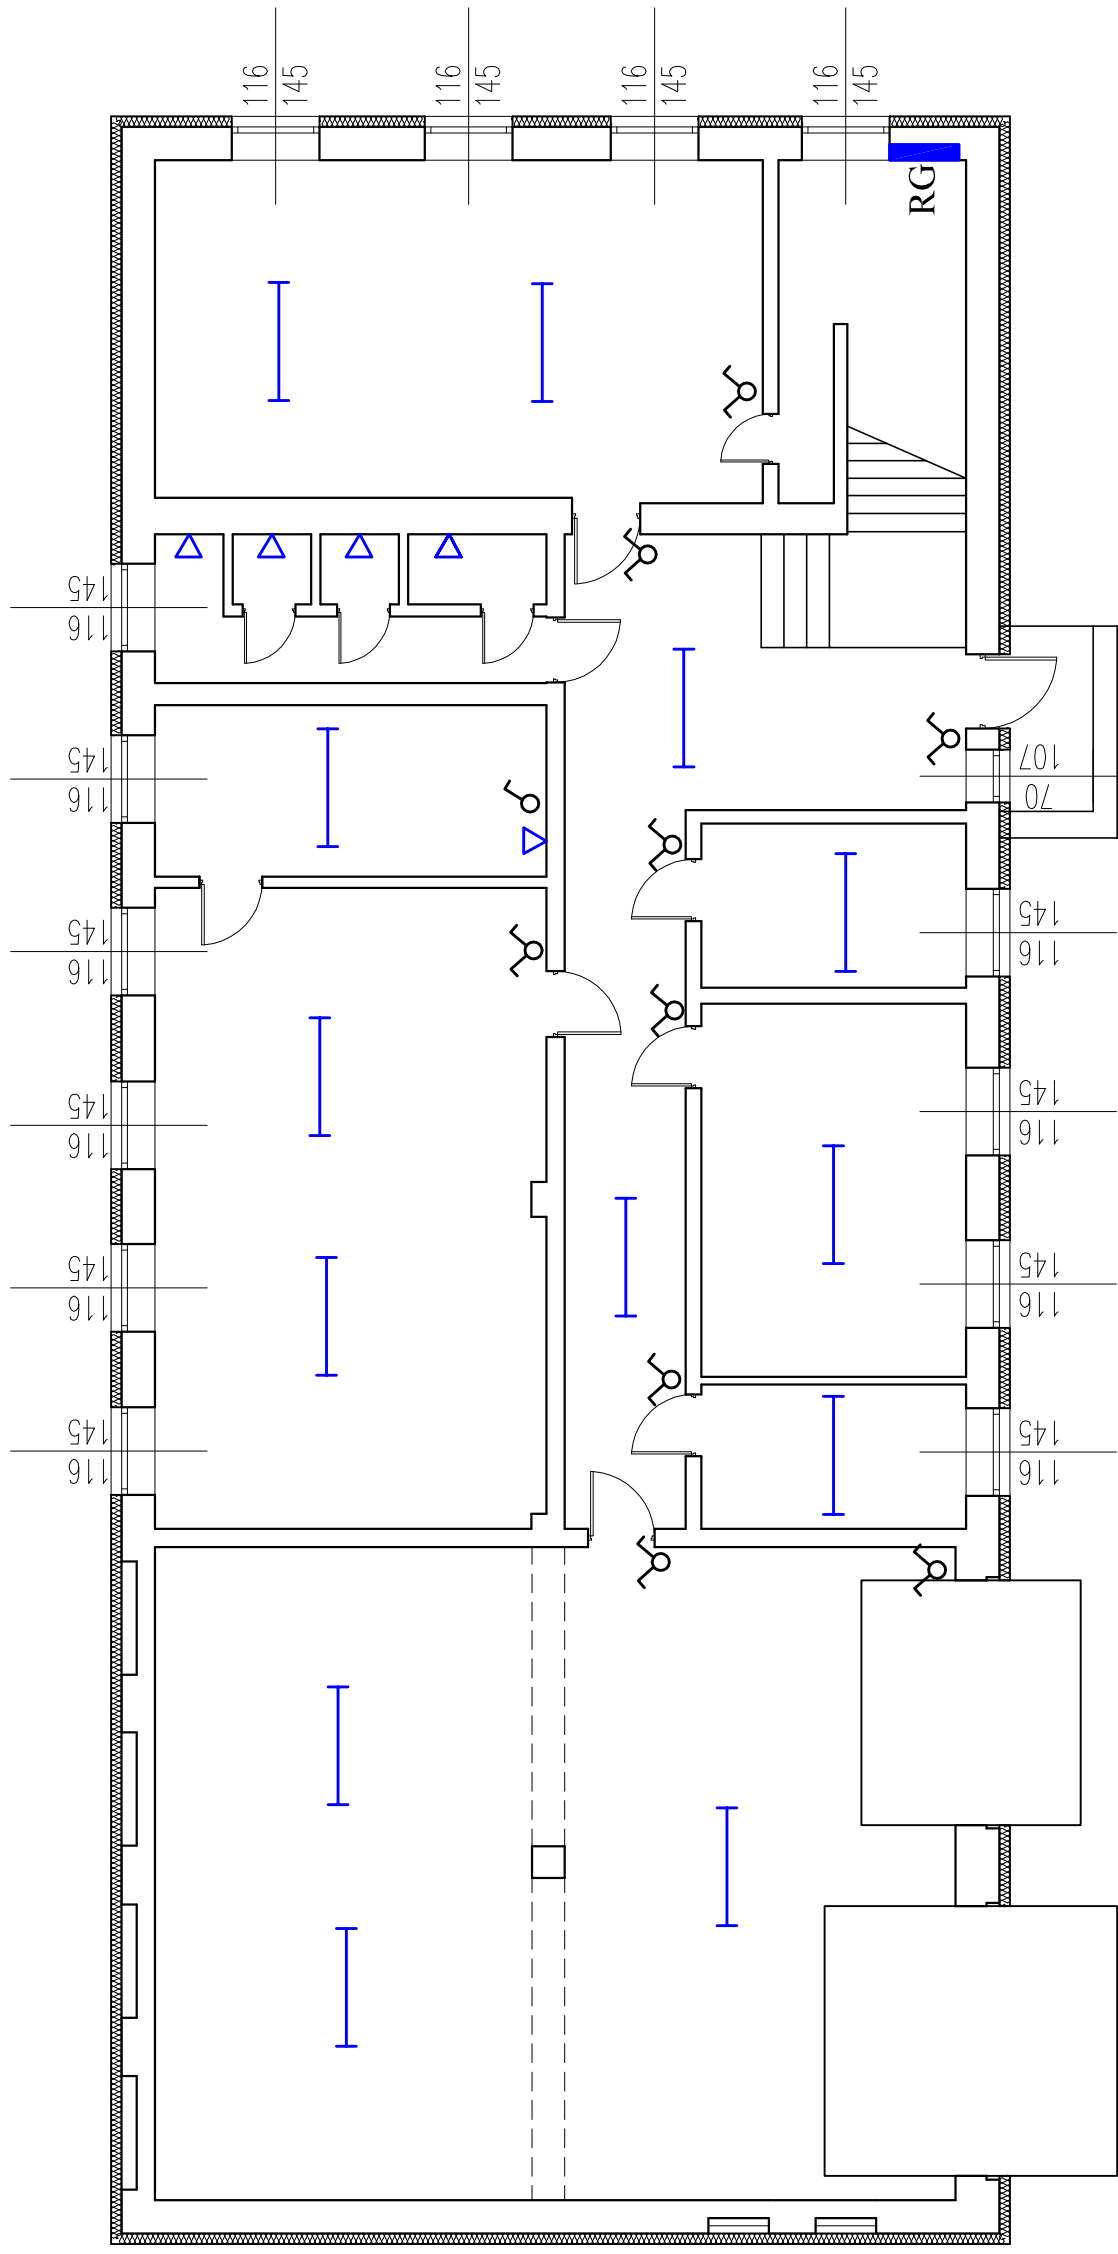

OZNACZENIA:


— Oprawa rastrowa LED

▽ Kinkiet 60W

RG Rozdzielnia główna

Inwestor:		GMINA KRZYŻANÓW	
Adres obiektu budowlanego:		99-314 KRZYŻANÓW; KRZYŻANÓW 10	
TERMO-MODERNIZACJA BUDYNKU OSP W MIEJSCOWOŚCI WAŁY DZ. NR EW. 100 GMINA KRZYŻANÓW			
Nazwa rysunku:		RZUT PRZYZIEMIA	
Skala:		1:100	
Imię i nazwisko projektanta:		mgr inż. Krzysztof Majteczak	
Specjalność i numer uprawnień:		LOD/0844/POOK/07	
Data:		02.2016	
Numer rysunku:		LOD/0160/POOK/04	
Data:		02.2016	

RZUT PIĘTRA skala 1:100

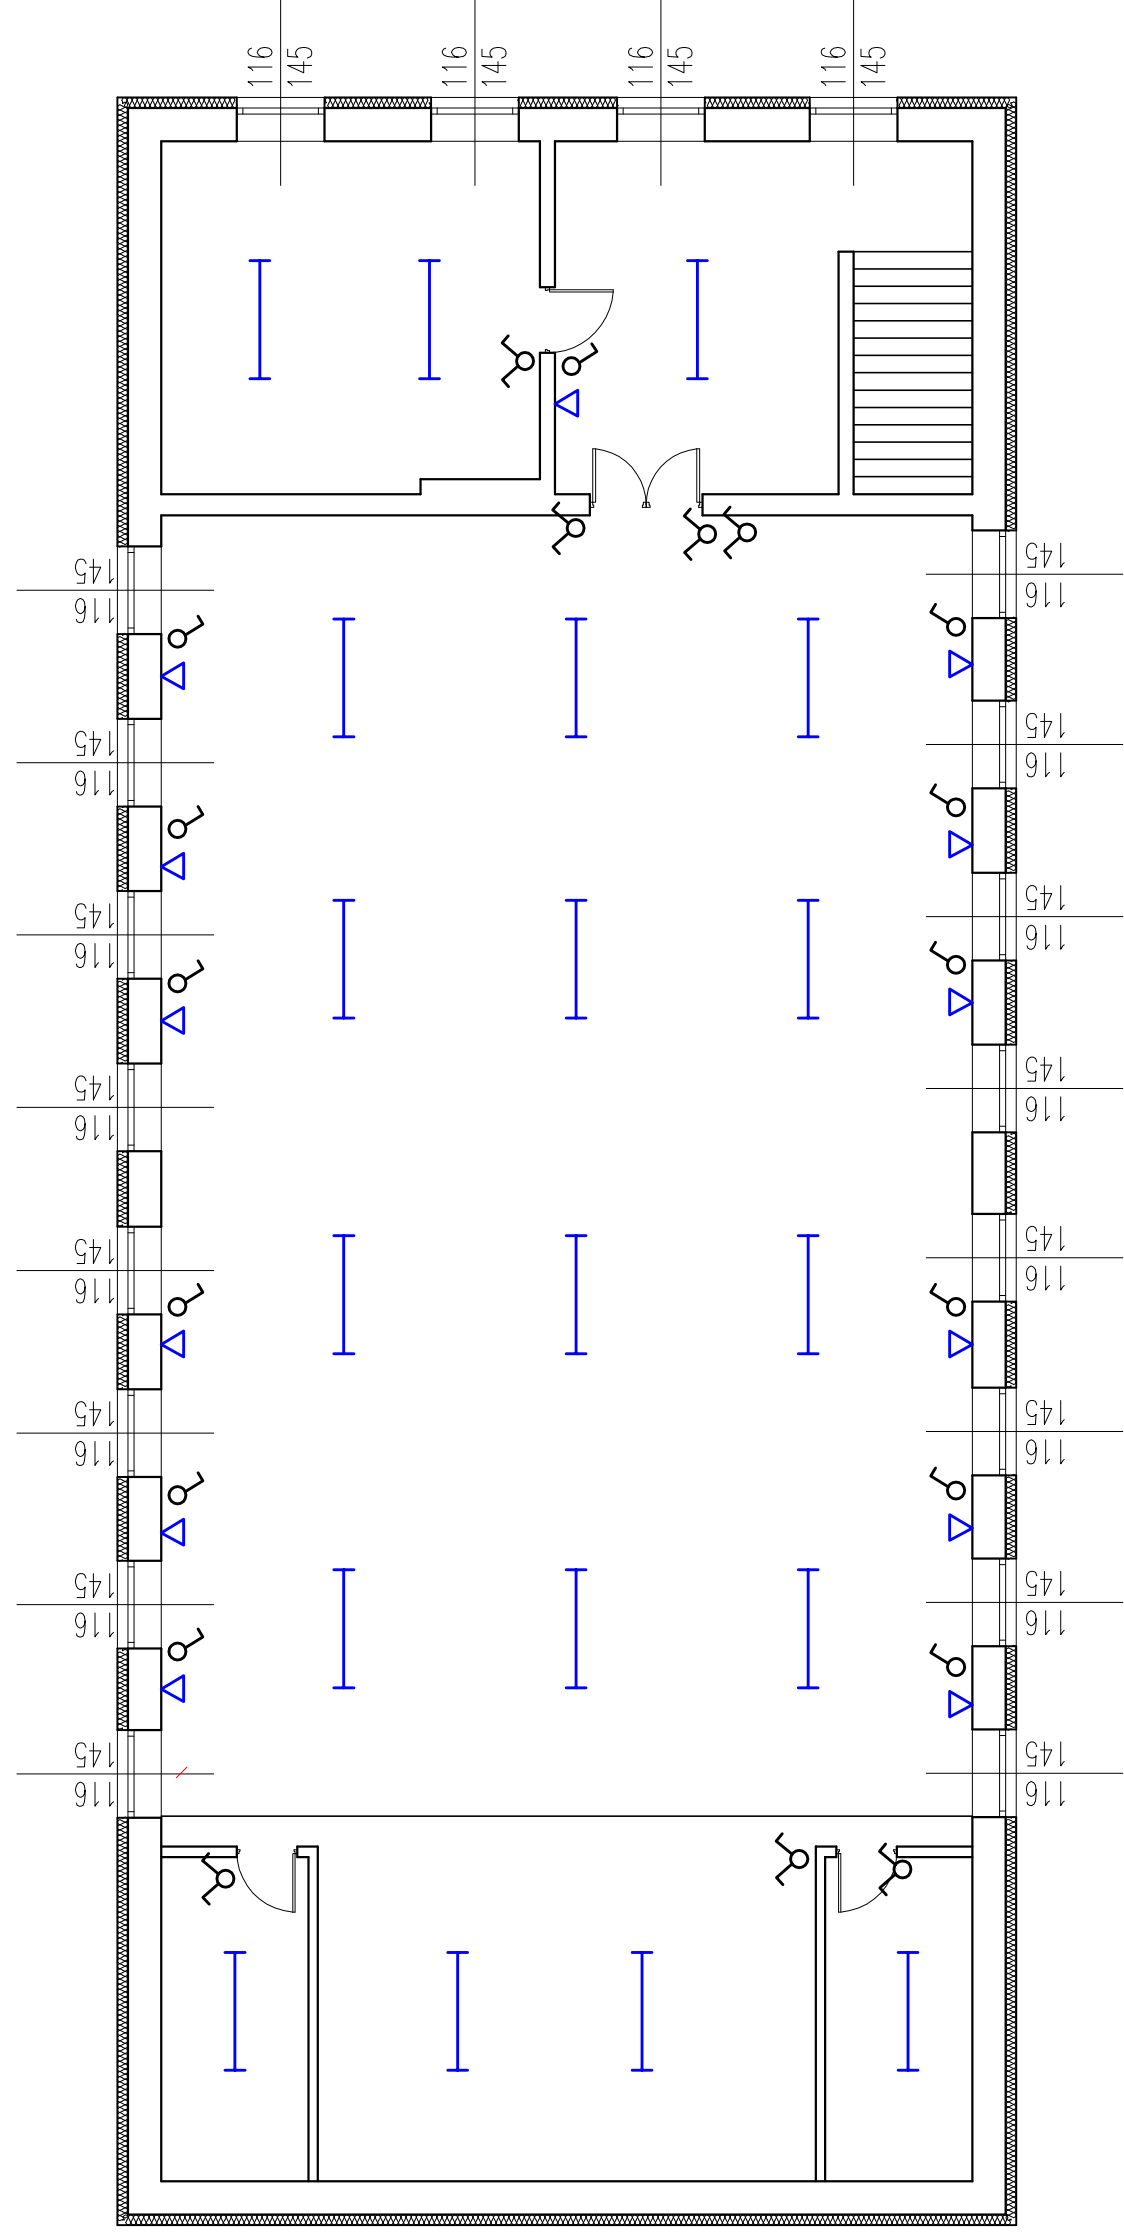

OZNACZENIA:

- Oprawa rastrowa LED
- △ Kinkiet 60W
- RG Rozdzielnia główna

Inwestor:		GMINA KRZYŻANÓW	
Adres obiektu budowlanego:		99-314 KRZYŻANÓW; KRZYŻANÓW 10	
Nazwa rysunku:		RZUT PIĘTRA	
Specjalność i numer uprawnień:		ROZMIESZCZENIE LAMP OŚWIELENIOWYCH	
Imię i nazwisko projektanta:		mgr inż. Krzysztof Majteczak	
Data:		02.2016	
Numer rysunku:		1:100	
Nazwa rysunku:		ROZMIESZCZENIE LAMP OŚWIELENIOWYCH	
Specjalność i numer uprawnień:		ROZMIESZCZENIE LAMP OŚWIELENIOWYCH	
Imię i nazwisko projektanta:		mgr inż. Witold Wiechno	
Data:		02.2016	
Numer rysunku:		LOD/0160/POOK/04	