

JPUNKT Jarosław Suty  
 Podrzeczna 7/12  
 338-350

180/1, 177)

Przy gminy

Chy brak informacji wynika  
 z do inwentaryzacji.  
 z. 163 )

2010 roku

50 000


176  
 LV

176  
 LV

98.2  
 200

98.1  
 200

98.2

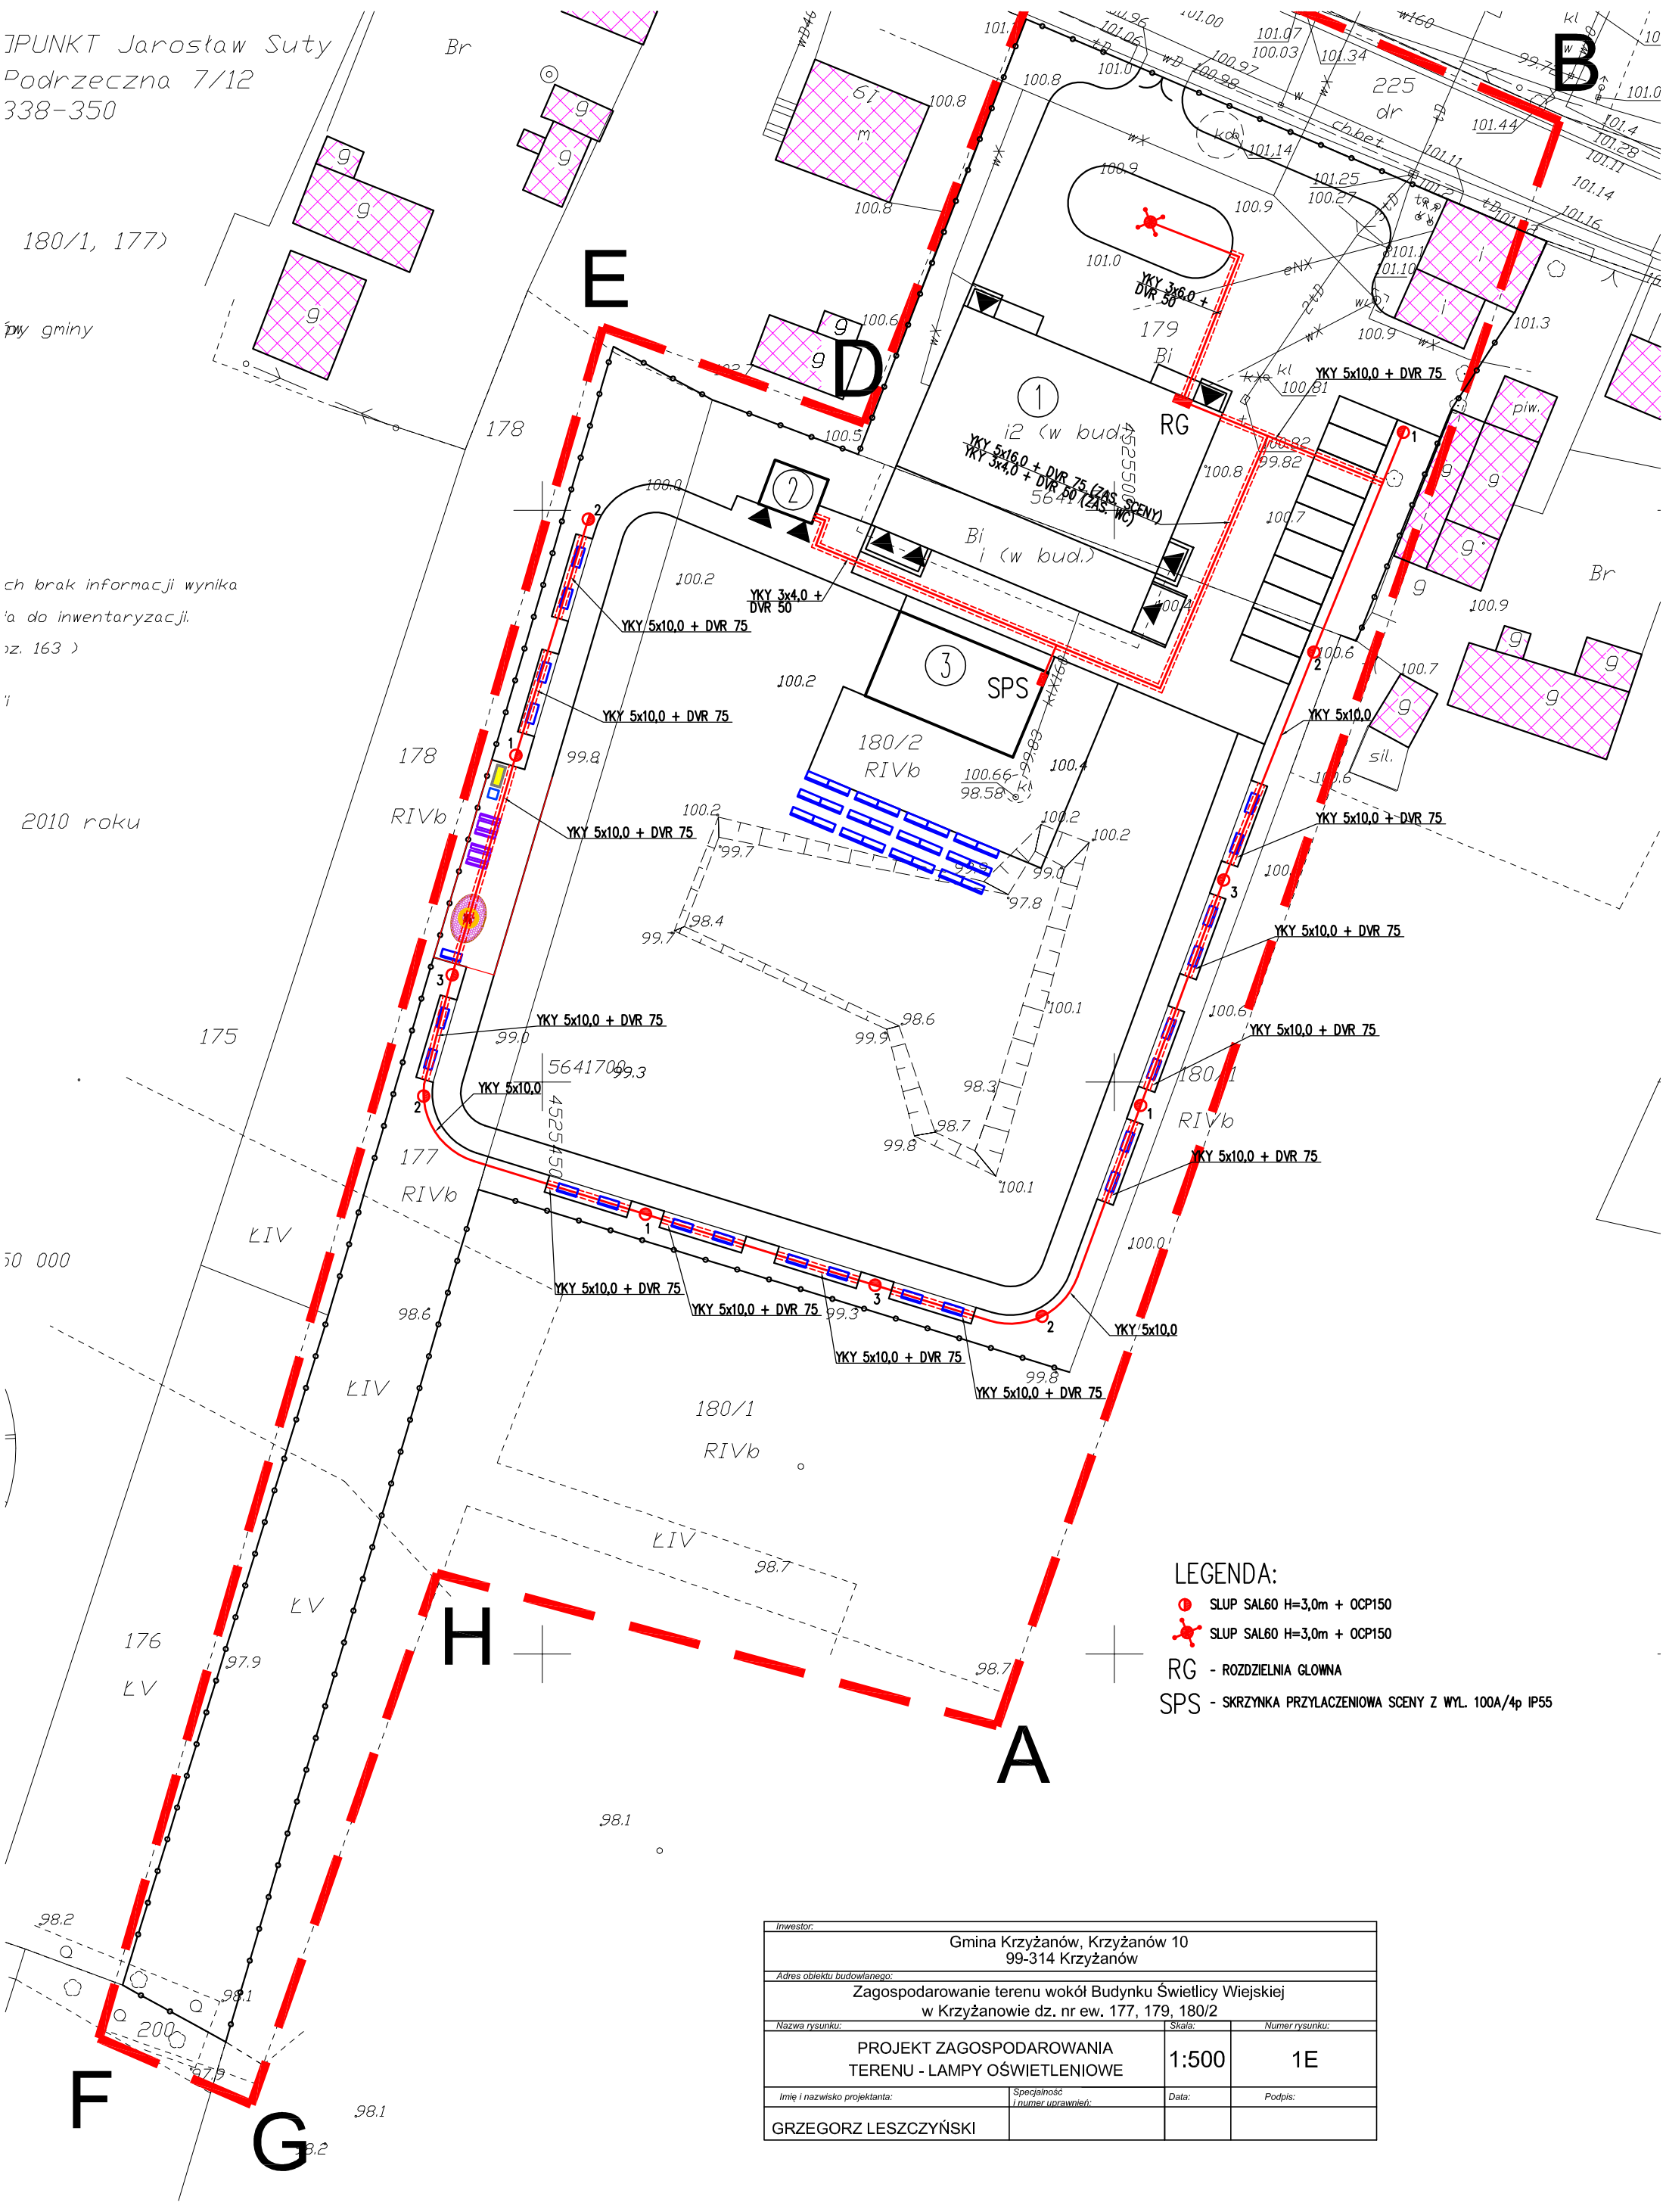


- LEGENDA:**
- SLUP SAL60 H=3,0m + OCP150
  - ✱ SLUP SAL60 H=3,0m + OCP150
  - RG - ROZDZIELNIA GŁOWNA
  - SPS - SKRZYŃKA PRZYŁACZENIOWA SCENY Z WYL. 100A/4p IP55

Inwestor:			
Gmina Krzyżanów, Krzyżanów 10 99-314 Krzyżanów			
Adres obiektu budowlanego:			
Zagospodarowanie terenu wokół Budynku Świąticy Wiejskiej w Krzyżanowie dz. nr ew. 177, 179, 180/2			
Nazwa rysunku:		Skala:	Numer rysunku:
PROJEKT ZAGOSPODAROWANIA TERENU - LAMPY OŚWIETLENIOWE		1:500	1E
Imię i nazwisko projektanta:		Specjalność i numer uprawnień:	Data:
GRZEGORZ LESZCZYŃSKI			Podpis:

# RZUT PRZYZIEMIA

skala 1:50

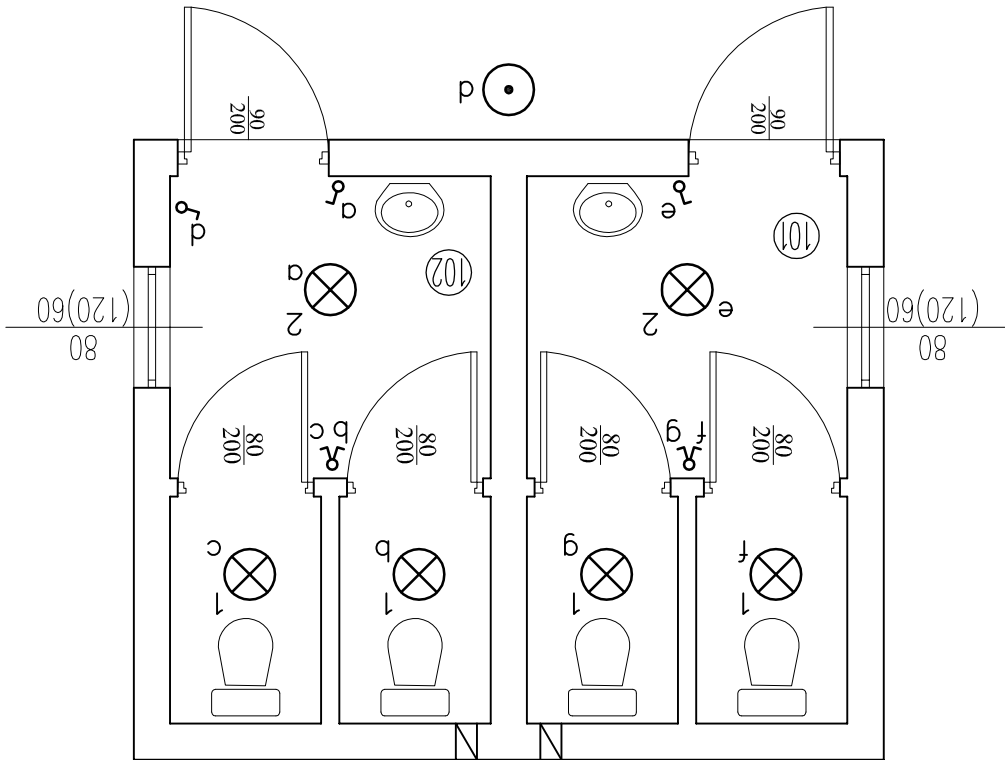

- ⊗<sub>1</sub> – oprawa Camea 75
- ⊗<sub>2</sub> – oprawa Camea 100
- – oprawa Bose 36

OSPRZET SZCZELNY. ZASILANIE Z ROZDZIELNI GŁÓWNEJ BUDYNK

ZESTAWIENIE POMIESZCZEŃ			
Numer	Opis	Posadzka	Powierzchnia
101	WC DAMSKIE	POS. BETONOWA	7,60
102	WC MĘSKIE	POS. BETONOWA	7,60
SUMA ŁĄCZNA (m <sup>2</sup> )			15,20

Inwestor:		Gmina Krzyżanów, Krzyżanów 10	
Adres obiektu budowlanego:		99-314 Krzyżanów	
Zagospodarowanie terenu wokół Budynku Świetlicy Wiejskiej w Krzyżanowie dz. nr ew. 177, 179, 180/2			
Nazwa rysunku:		Skala:	
BUDYNEK WC - RZUT PRZYZIEMIA - ELEKTRYKA		1:50	
Imię i nazwisko projektanta:		Specjalność:	
Grzegorz Leszczyński		I numer uprawnień:	
Podpis:		Data:	
		08.2010	
Numer rysunku:		2E	