


RZUT PRZYZIEMIA

skala 1:100

ZESTAWIENIE POMIESZCZEŃ

Numer	Opis	Posadzka	Powierzchnia
001	WIATROŁAP	GRES	12,00
002	POM. GOSPODARCZE	GRES	13,80
003	SALA REKREACYJNA	GRES	189,47
004	WC MĘSKIE	GRES	6,18
005	POKÓJ DYREKTORA	GRES	19,68
006	KŁATKA SCHODOWA	GRES	4,67
007	WIATROŁAP	GRES	2,80
008	WYPOZYCZALNIA KSIĄZEK	GRES	79,03
009	WC DAMSKIE/NIEPEŁOSPRAWNYCH	GRES	7,21
010	KOTŁOWNIA	GRES	13,80
011	ZAPLECZE/MAGAZYN	GRES	12,50
012	KUCHNIA	GRES	22,35
013	BUFET	GRES	15,00
014	GARAŻ	GRES	50,00
SUMA ŁĄCZNA (m2)			448,71

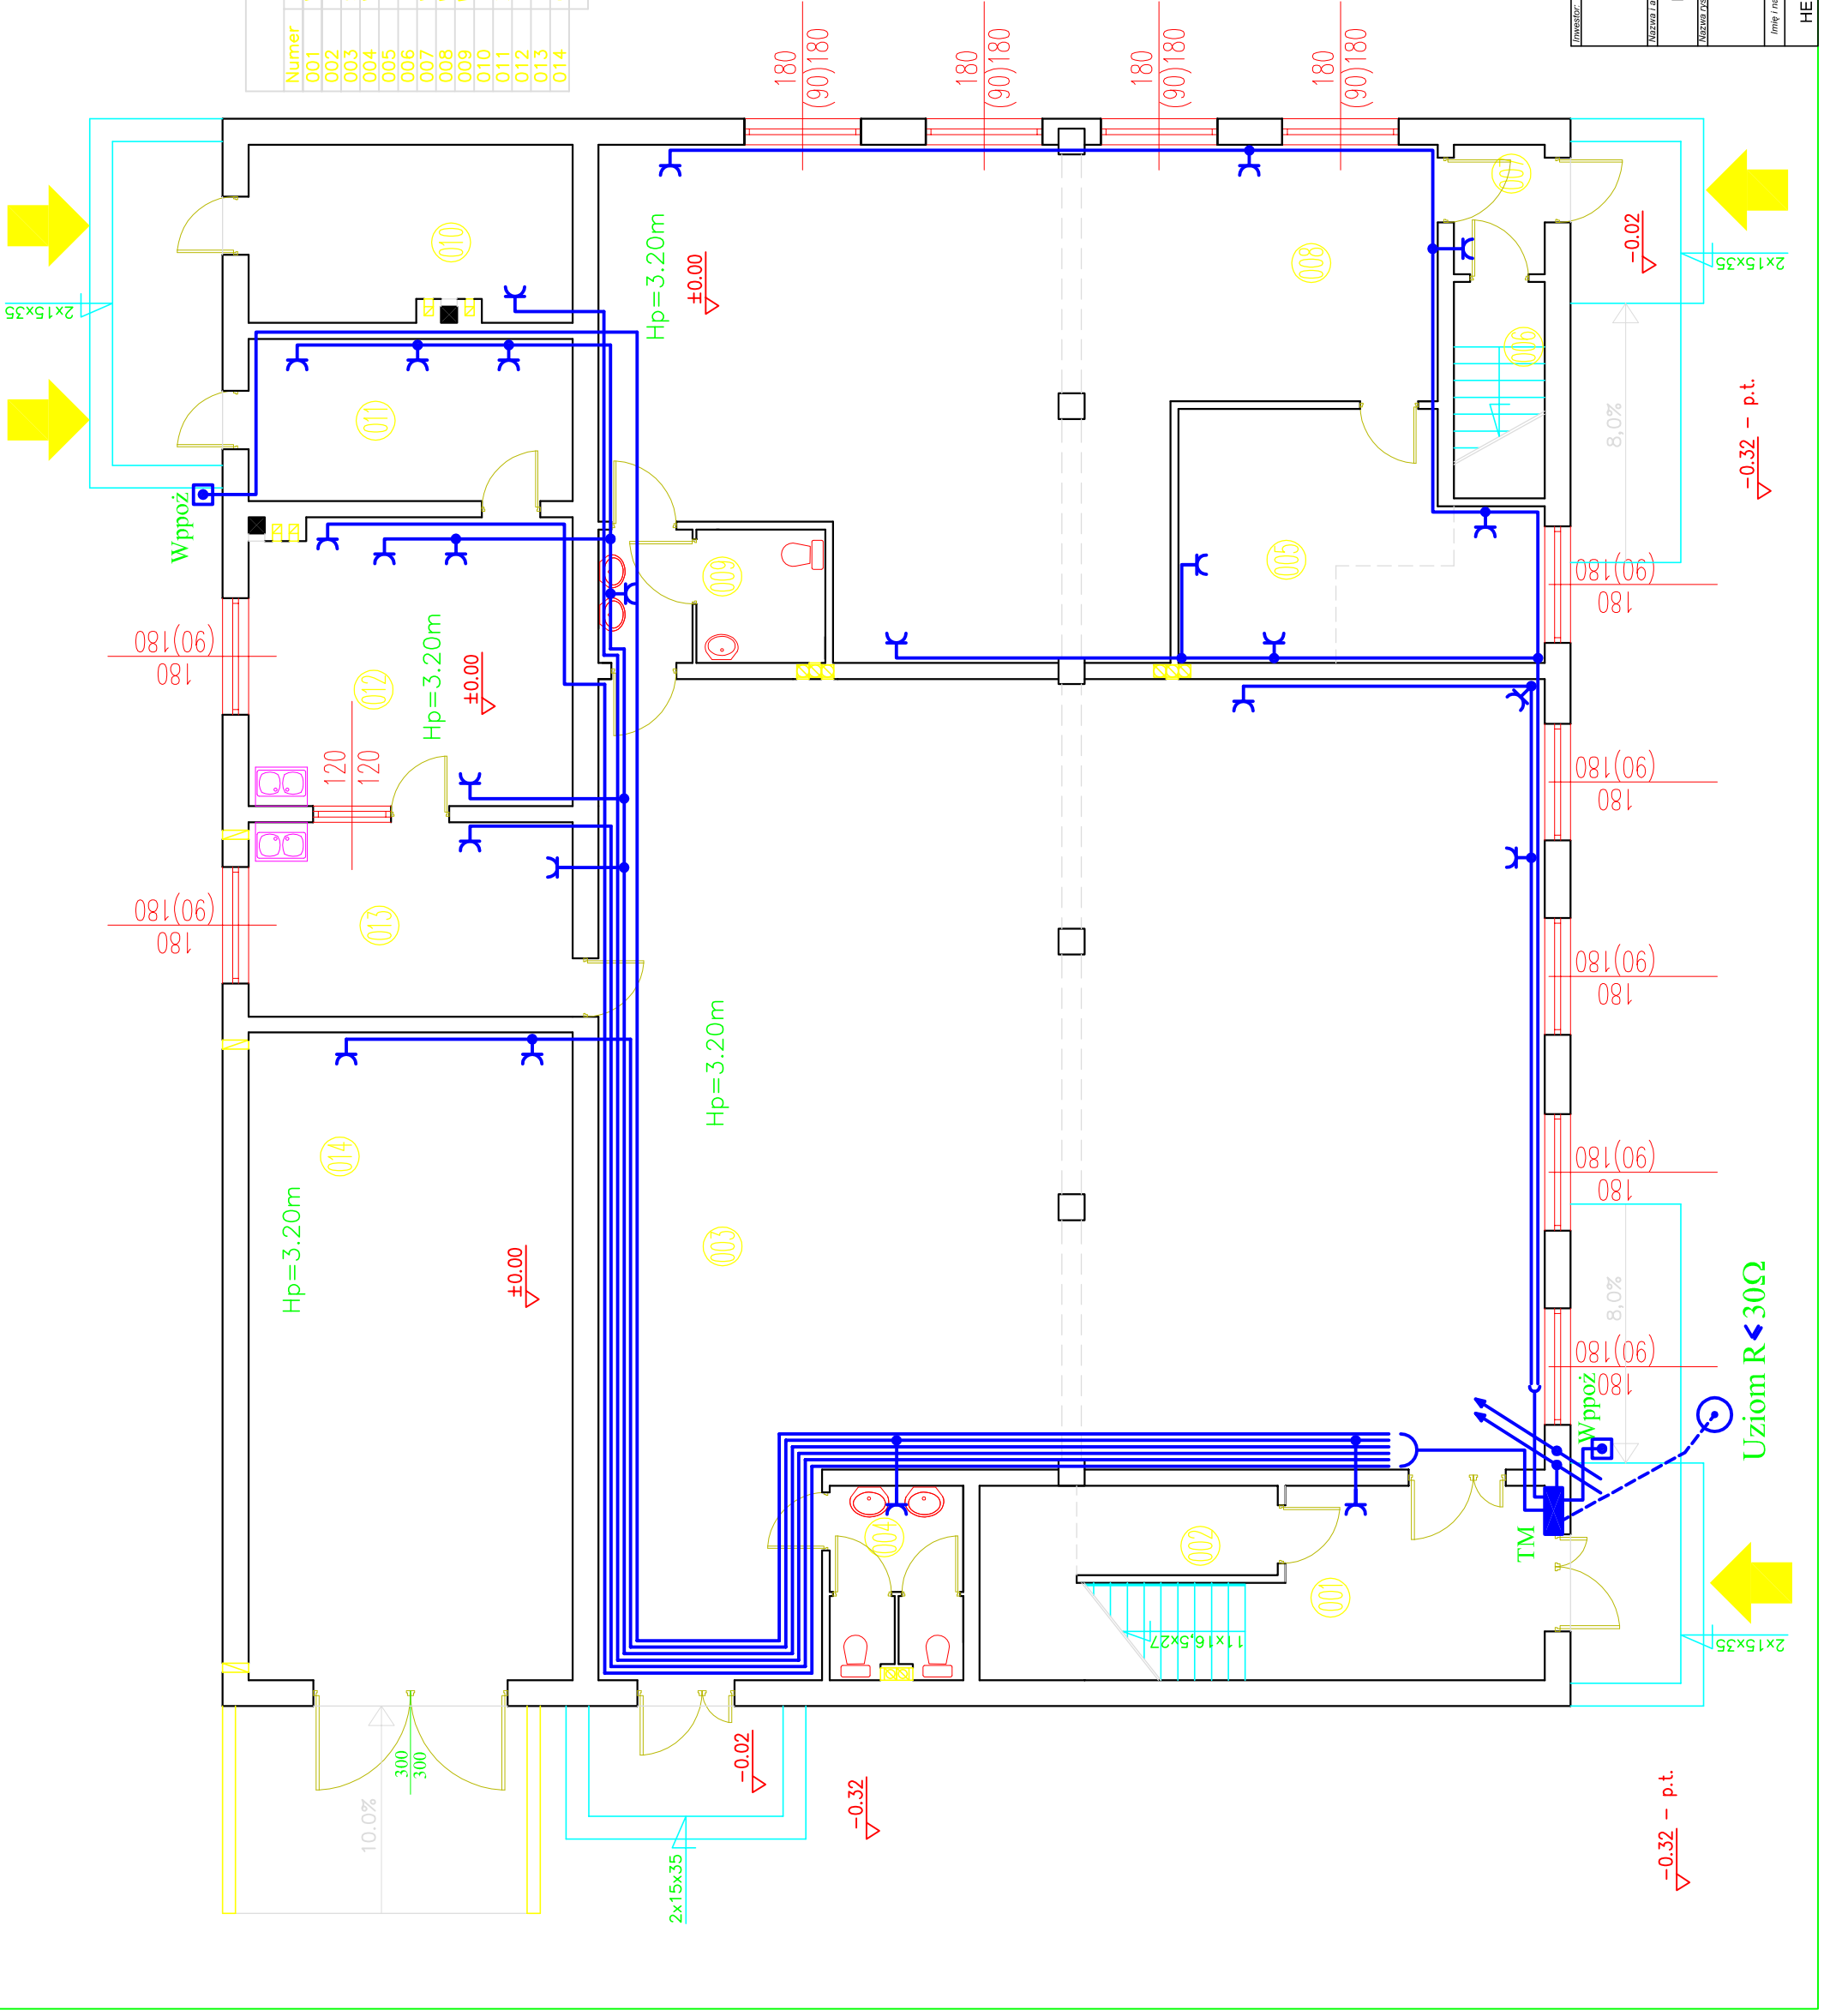

Investor: Gmina Krzyżanów, Krzyżanów 10
99-314 Krzyżanów

Projekt: Rozbudowa Budynku Świetlicy Wiejskiej w Krzyżanowie dz. nr ew. 179

Projektant: HENRYK KOPCZYŃSKI


Skala: 1:100

Prace: 1E

68/89

RZUT PODDASZA

skala 1:100

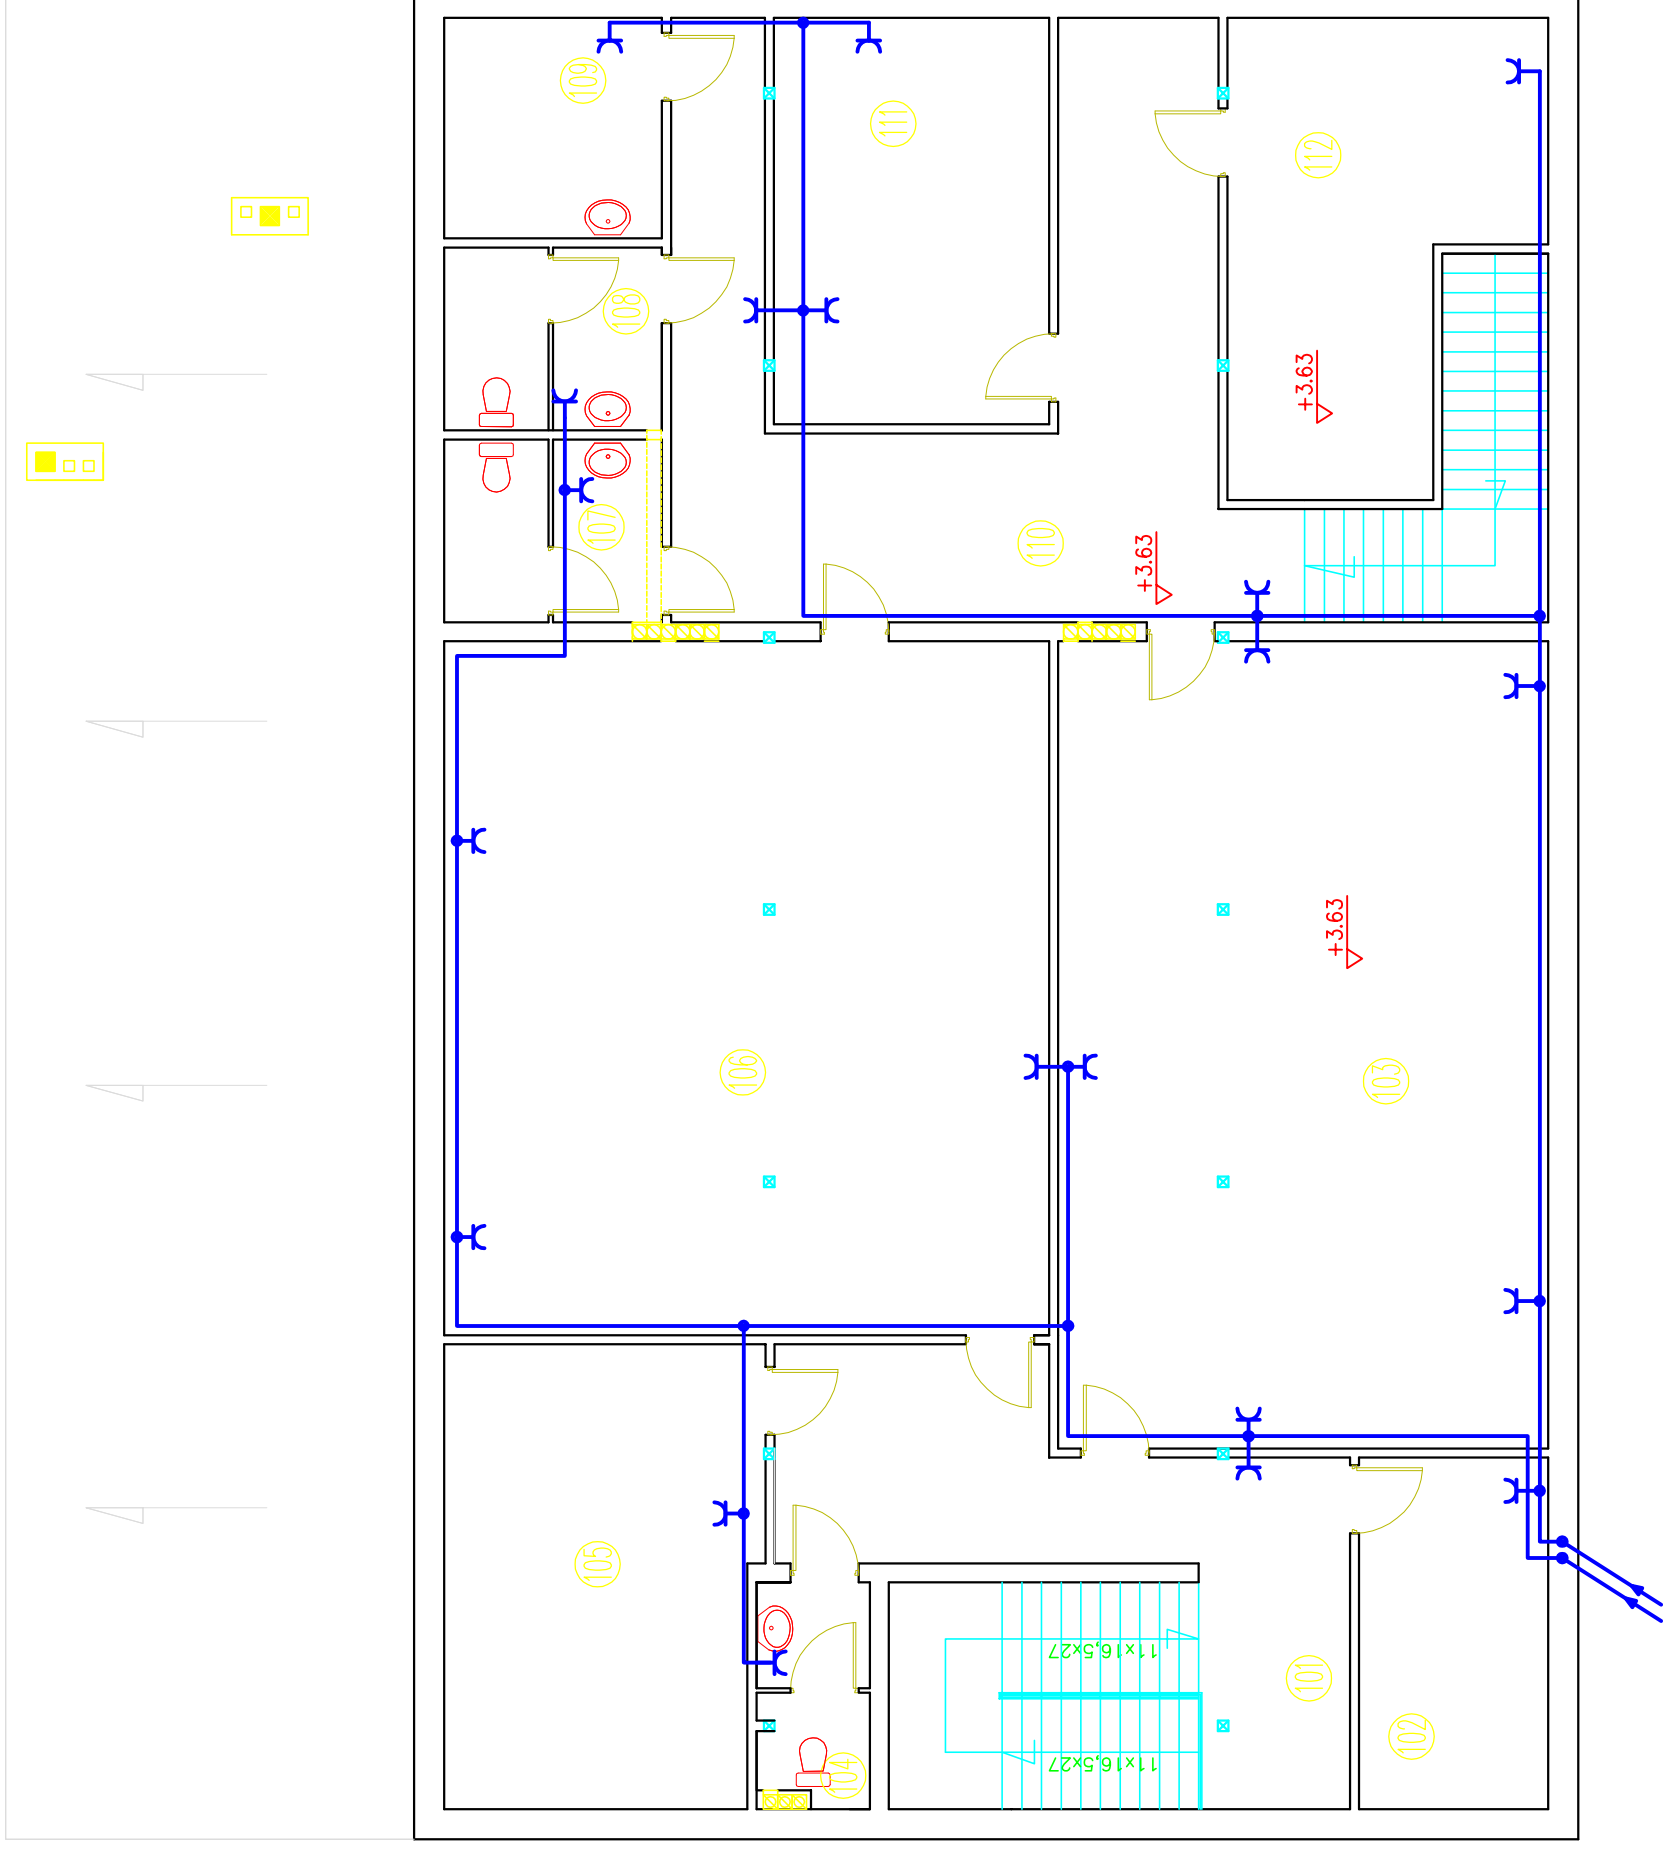

ZESTAWIENIE POMIESZCZEŃ		
Numer	Opis	Powierzchnia
101	KŁATKA SCHODOWA / HOLL	GRES 35,59
102	SZATNIA	GRES 11,63
103	SALA POSIEDZEŃ	GRES 69,21
104	WC	GRES 4,50
105	POM. GOSPODARCZE	GRES 24,66
106	CZYTELNI	GRES 73,44
107	WC MĘSKIE	GRES 6,97
108	WC DAMSKIE	GRES 6,97
109	POM. GOSPODARCZE	GRES 8,41
110	KŁATKA SCHODOWA / HOLL	GRES 49,30
111	ARCHIWUM	GRES 18,29
112	SZATNIA	GRES 21,78
SUMA ŁĄCZNA (m2)		330,75


Inwestor:		Gmina Krzyżanów, Krzyżanów 10 99-314 Krzyżanów	
Nazwa i adres obiektu budowlanego:		Rozbudowa Budynku Świetlicy Wiejskiej w Krzyżanowie dz. nr ew. 179	
Nazwa i adres biura projektanta:		HENRYK KOPCZYŃSKI	
Skala:		1:100	
Data:		68/89	
Prace:		2E	

RZUT PRZYZIEMIA

skala 1:100

ZESTAWIENIE POMIESZCZEŃ


Numer	Opis	Posadzka	Powierzchnia
001	WIATROŁAP	GRES	12,00
002	POM. GOSPODARCZE	GRES	13,80
003	SALA REKREACYJNA	GRES	189,47
004	WC MĘSKIE	GRES	6,18
005	POKÓJ DYREKTORA	GRES	19,68
006	KŁATKA SCHODOWA	GRES	4,67
007	WIATROŁAP	GRES	2,80
008	WYPOZYCZALNIA KSIĄZEK	GRES	79,03
009	WC DAMSKIE/NIEPEŁOSPRAWNYCH	GRES	7,21
010	KOTŁOWNIA	GRES	13,80
011	ZAPLECZE/MAGAZYN	GRES	12,50
012	KUCHNIA	GRES	22,35
013	BUFET	GRES	15,00
014	GARAŻ	GRES	50,00
SUMA ŁĄCZNA (m2)			448,71

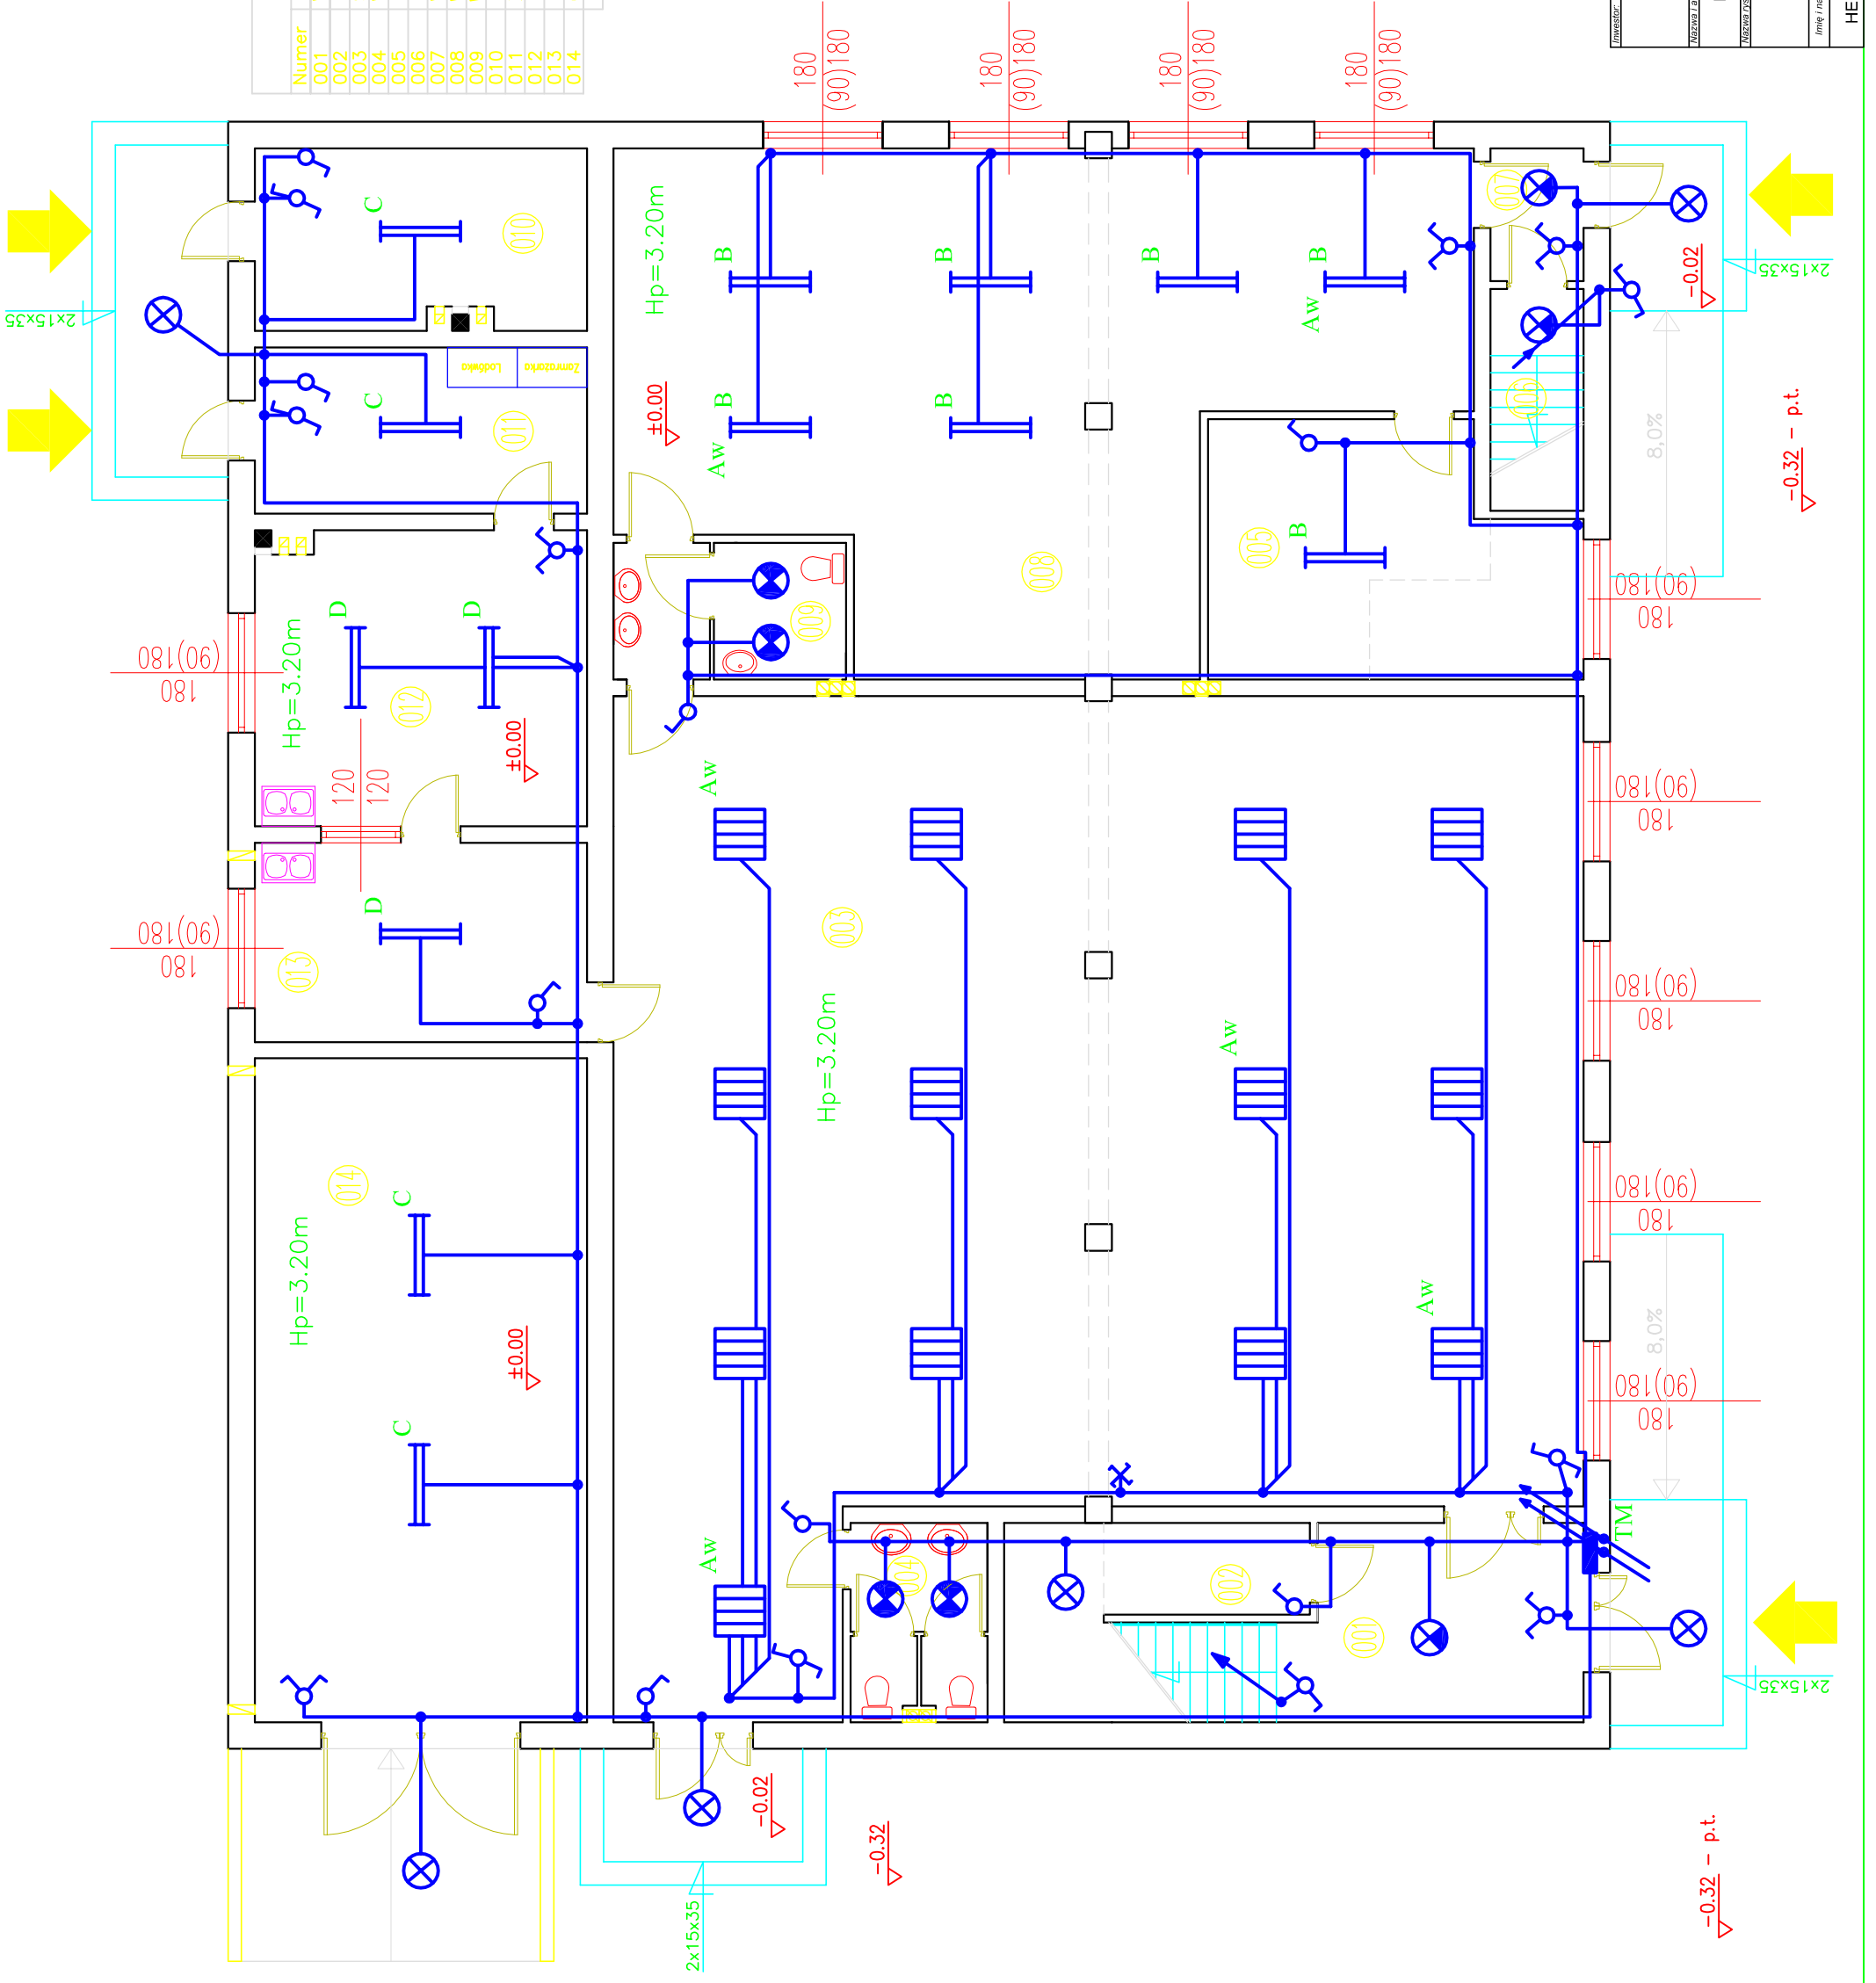

Inwestor:		Gmina Krzyżanów, Krzyżanów 10 99-314 Krzyżanów	
Nazwa i adres obiektu budowlanego:		Rozbudowa Budynku Świetlicy Wiejskiej w Krzyżanowie dz. nr ew. 179	
Nazwa i adres:		Miejscowość: Krzyżanów	
Miejscowość:		3E	
Skala:		1:100	
Data:		Projekt:	
Imię / nazwisko projektanta:		HENRYK KOPCZYŃSKI	
Sygnatura / numer uprawnień:		68/89	

RZUT PODDASZA

skala 1:100

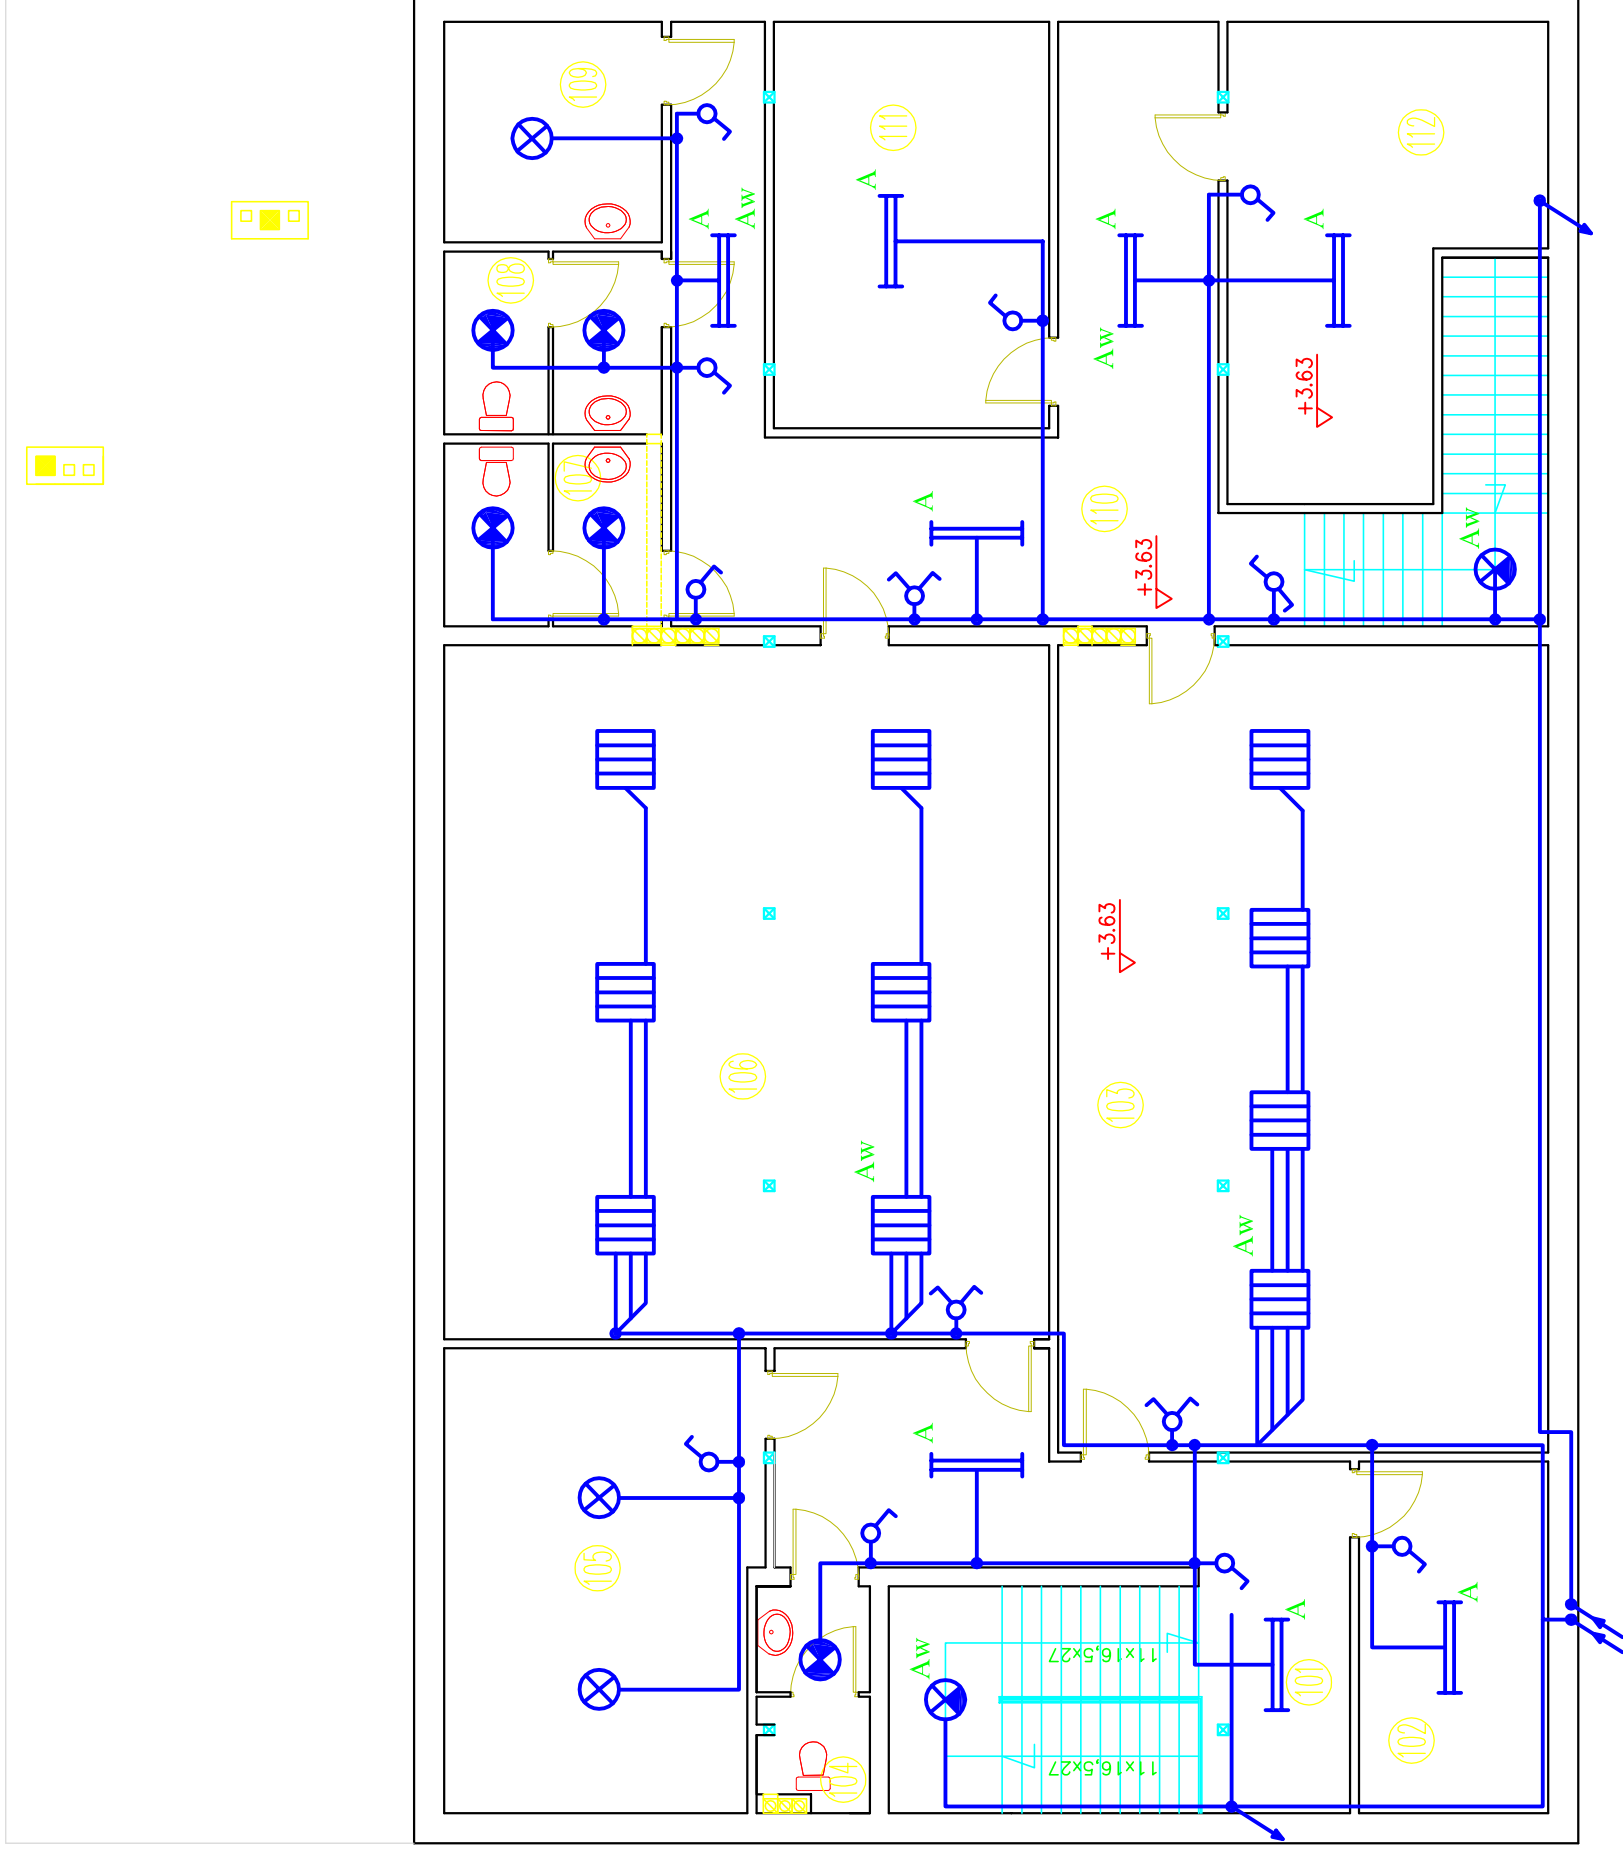

ZESTAWIENIE POMIĘSZCZEŃ		
Numer	Opis	Powierzchnia
101	KŁATKA SCHODOWA / HOLL	35,59
102	SZATNIA	11,63
103	SALA POSIEDZEŃ	69,21
104	WC	4,50
105	POM. GOSPODARCZE	24,66
106	CZYTELNI	73,44
107	WC MĘSKIE	6,97
108	WC DAMSKIE	6,97
109	POM. GOSPODARCZE	8,41
110	KŁATKA SCHODOWA / HOLL	49,30
111	ARCHIWUM	18,29
112	SZATNIA	21,78
SUMA ŁĄCZNA (m ²)		330,75

Inwestor:

Gmina Krzyżanów, Krzyżanów 10
99-314 Krzyżanów

Nazwa i adres obiektu budowlanego:

Rozbudowa Budynku Świetlicy Wiejskiej w Krzyżanowie dz. nr ew. 179

Nazwa projektu:

RZUT PODDASZA
INSTALACJA OŚWIETLENIA

Skala:

1:100

Projektant:


HENRYK KOPCZYŃSKI

Data:

68/89

Przebieg:



4E

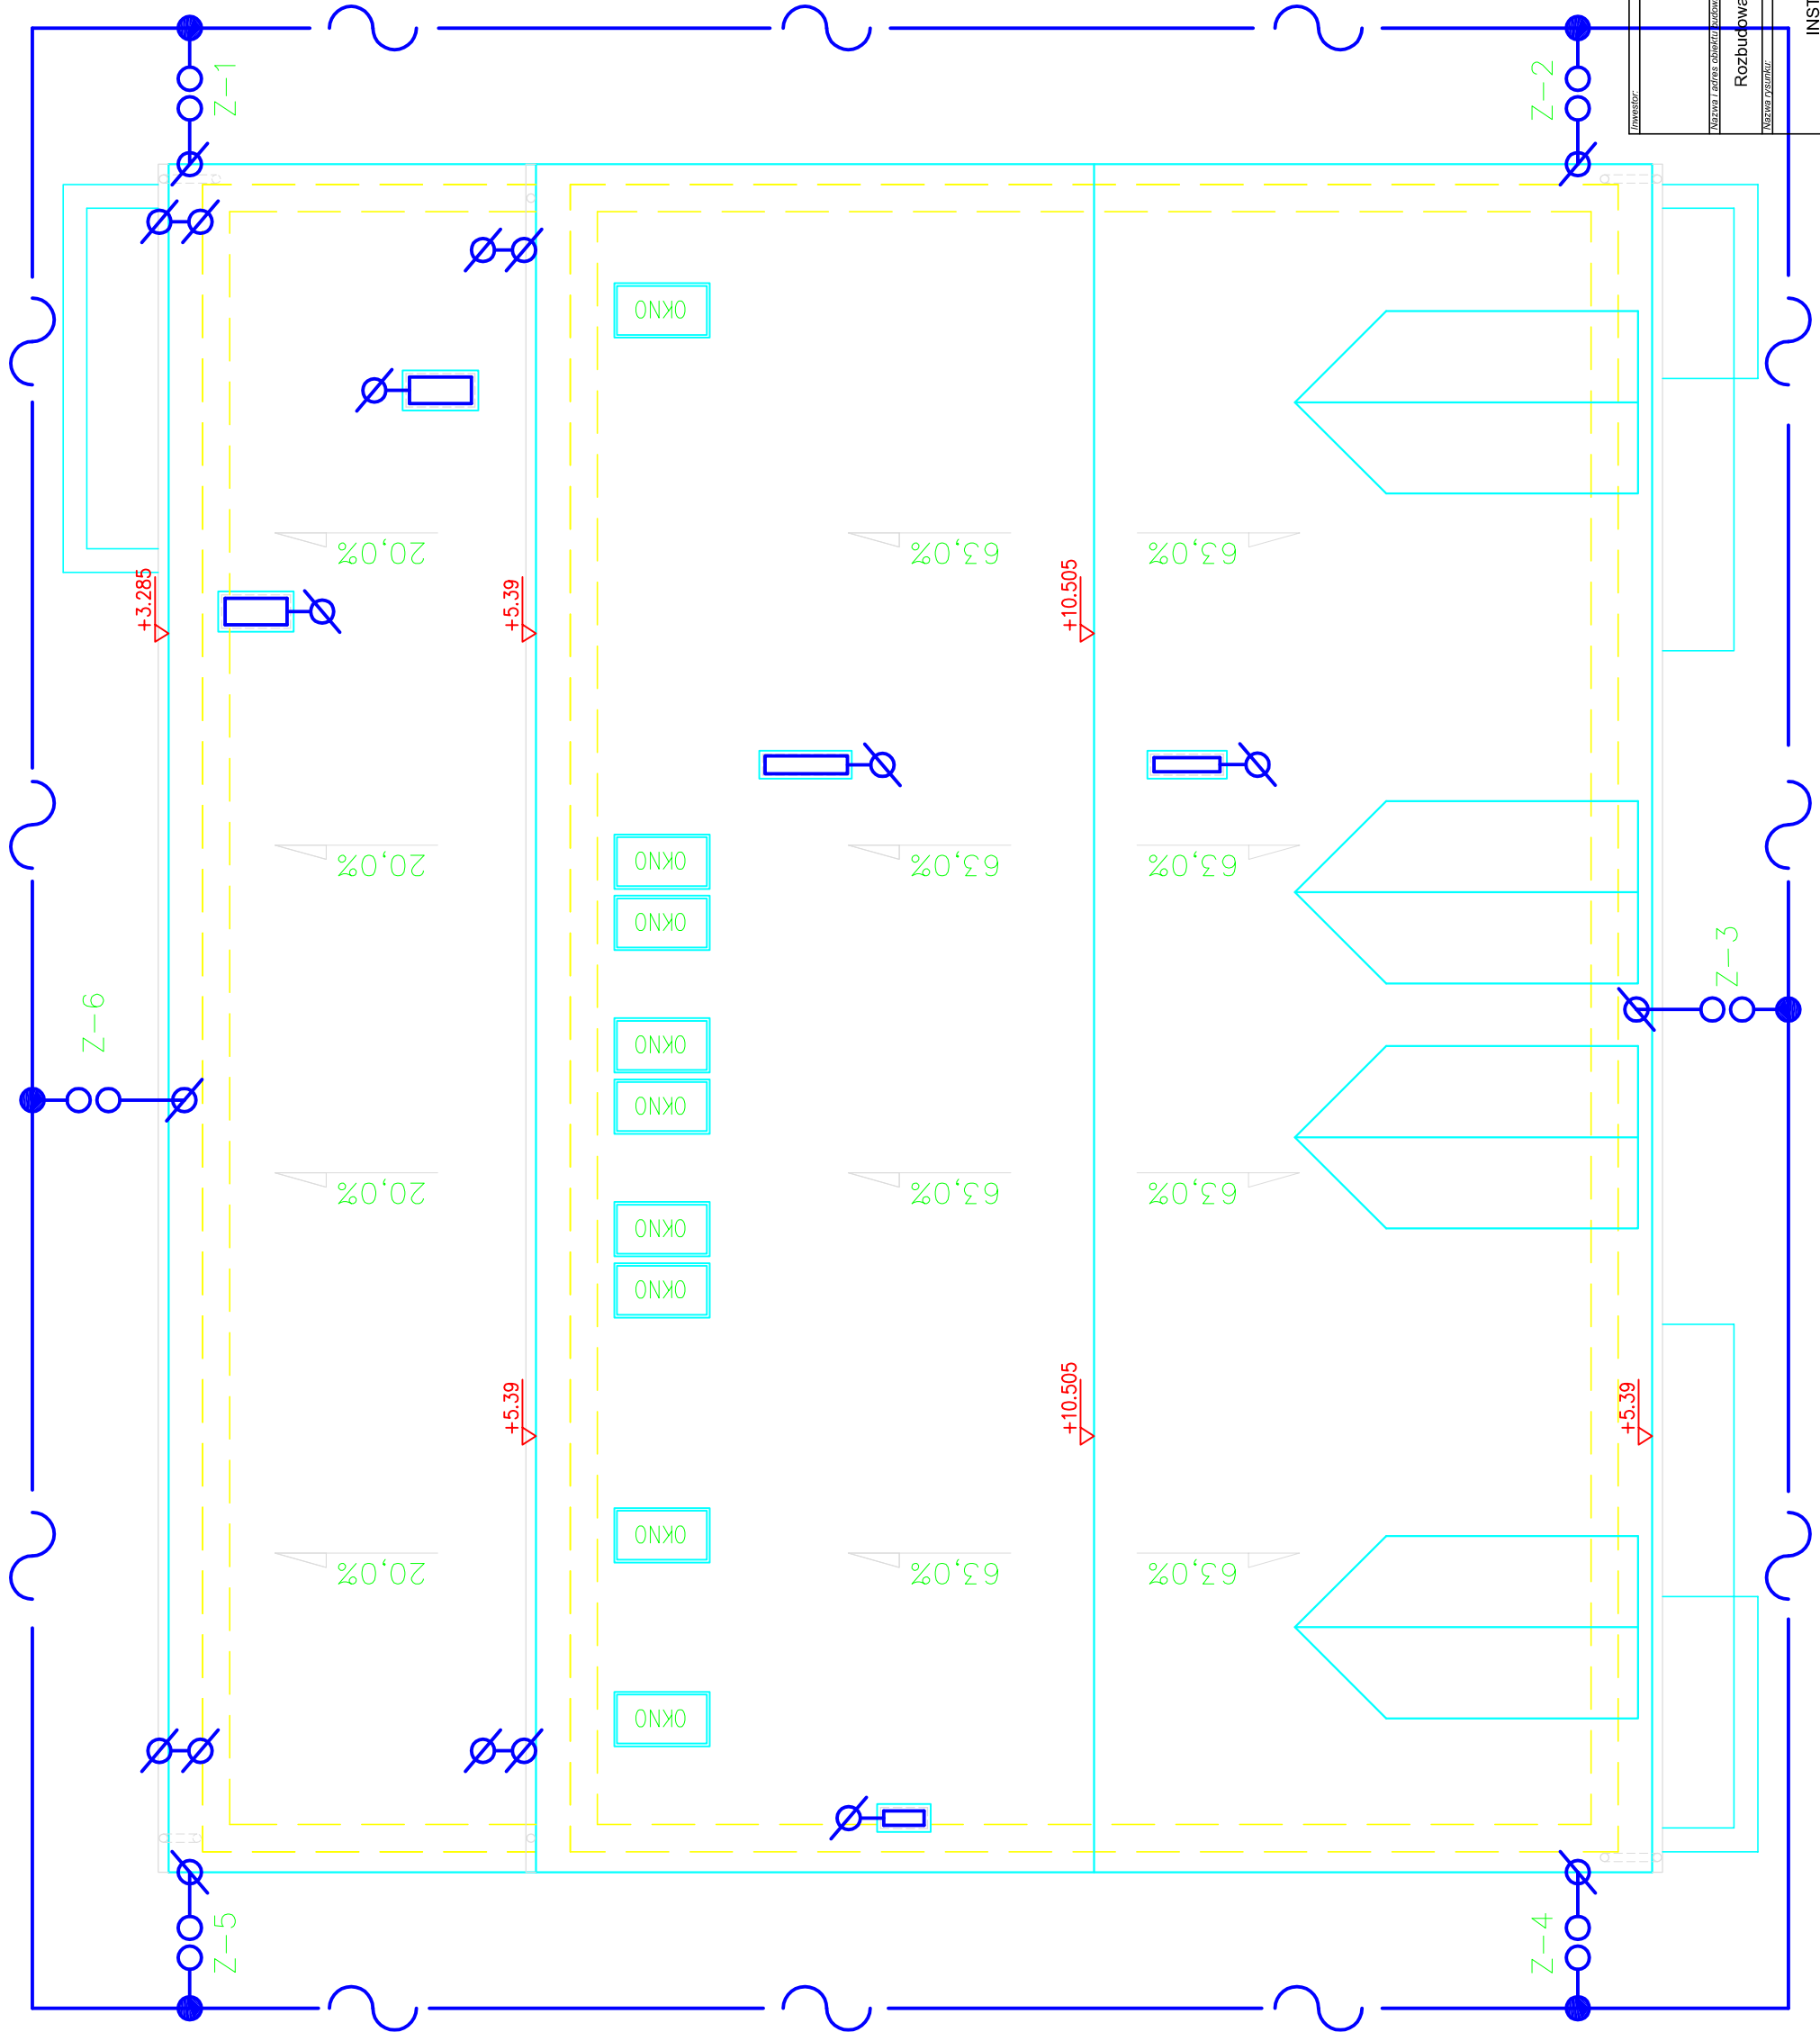

Gmina Krzyżanów, Krzyżanów 10 99-314 Krzyżanów		Inwestor	
Rozbudowa Budynku Świetlicy Wiejskiej w Krzyżanowie dz. nr ew. 179		Nazwa i adres obiektu budowlanego	
RZUT DACHU INSTALACJA ODGROMOWA		Nazwa i adres	
1:100		Skala	
5E		Numer rysunku	
HENRYK KOPCZYŃSKI		Projektant	
68/89		Data	
68/89		Sygnatura / Zawieranie	






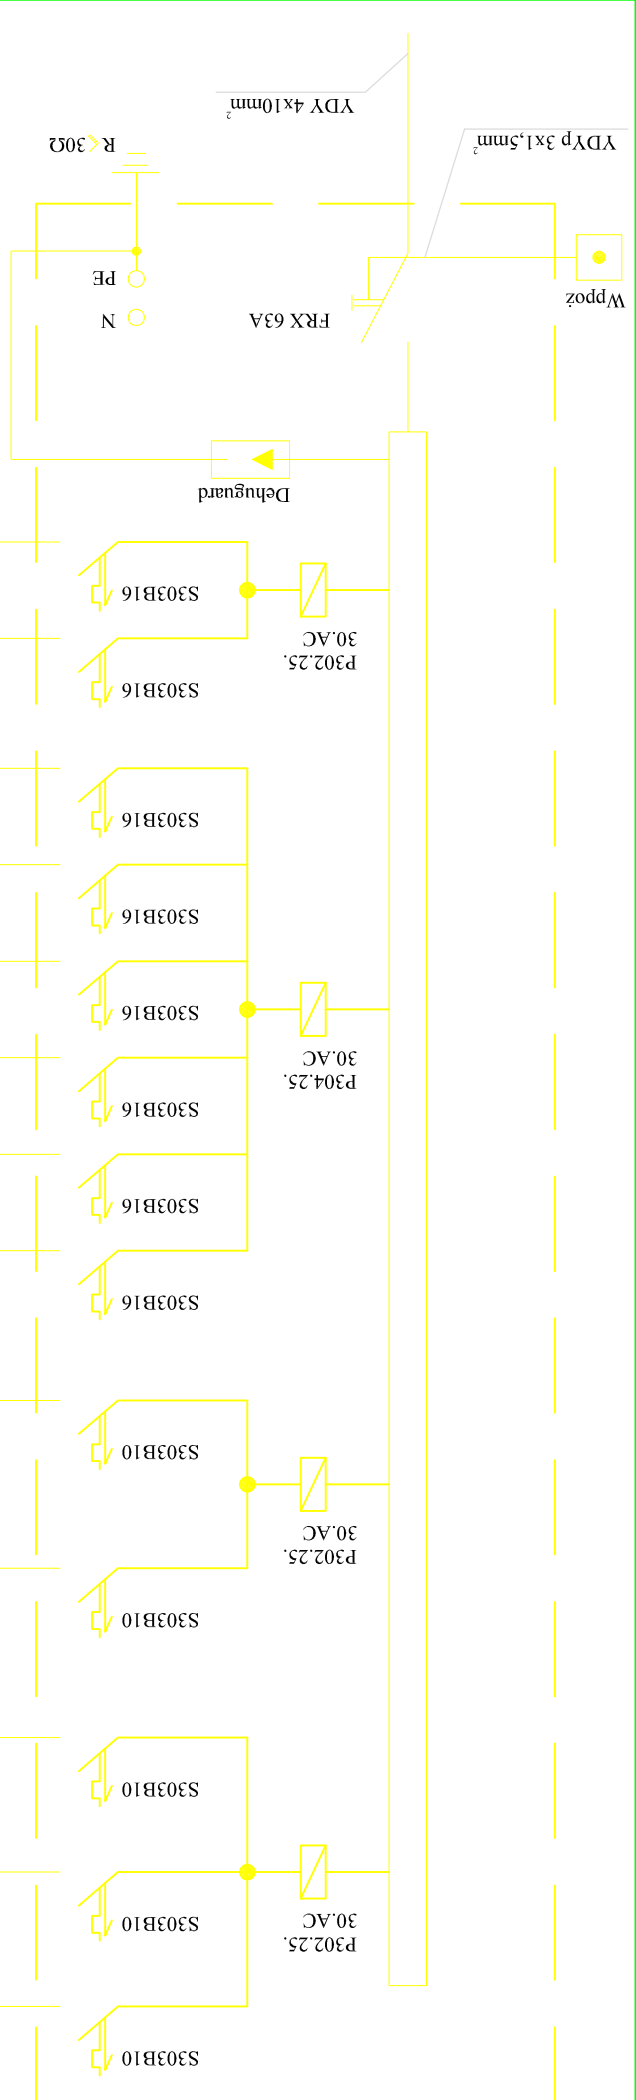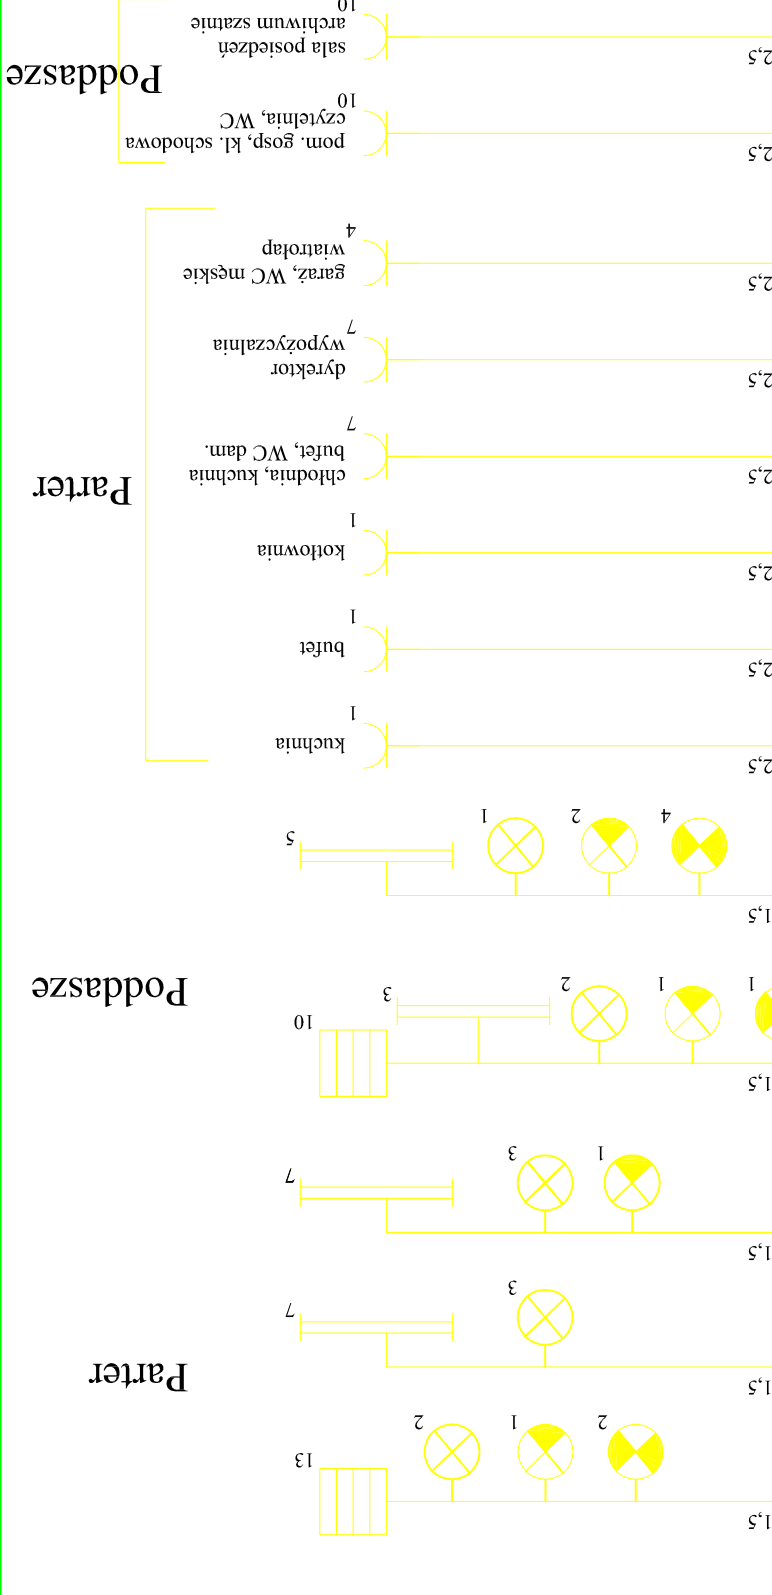 










 

Nazwa rysunku:		Schemat IDEOWY	
Skala:		1:100	
Numer rysunku:		6E	
Nazwa i adres obiektu budowlanego:			
Gmina Krzyżanów, Krzyżanów 10			
Rozbudowa Budynku Świetlicy Wiejskiej w Krzyżanowie dz. nr ew. 179			
Inwestor:			
Nazwa i adres obiektu budowlanego:			
Gmina Krzyżanów, Krzyżanów 10			
Rozbudowa Budynku Świetlicy Wiejskiej w Krzyżanowie dz. nr ew. 179			
Nazwa rysunku:		Schemat IDEOWY	
Skala:		1:100	
Numer rysunku:		6E	
Imię i nazwisko projektanta:			
HENRYK KOPCZYŃSKI			
Data:		68/89	
Podpis:			

System ochrony porażeniowej: Szybkie wyłączenie zasilania Układ pracy sieci TNC-S



Tablica TM

OZNACZENIA:

	Oprawa LUGOCLASSIC NT. PPAR. B0.007 4x18W
	Oprawa LUGOCLASSIC NEW. BC021 SLA 2x36W
	Oprawa LUGOCLASSIC P.PAR. BC022. 2x36W
	Oprawa OPK 2x36W JP.65
	Oprawa ENIGMA 1x60W. SM.020.JP54
	Oprawa AOSTA mini 1x60W. JP54
	Oprawa AMBRA EP.013.1. 1x22W gw. G10g. JP20 Światłówka kotowa Lumilux L22W/840C.
	Oprawy j/w. tylko z modułem podtrzymania h=2godz.
	£icznik 10A p/t
	Przeicznik 10A p/t
	Wyicznik schodowy 10A p/t
	Wyicznik krzyżowy 10A p/t
	Tablica bezpiecznikowa wnetkowa zamykana na klucz
	Gniazdo 230V +N+PE; 10A; p/t
	Uziom z pręta stalowego ocynkowanego fi 18mm (3sztx3m) R > 30Ω
	Z ₃ cze kablowe
	Poicznia galwaniczne rytna - pokrycie dachu blaszane przewód odprowadzający - pokrycie dachu blaszane
	Uziom otokowy z bednarki 25x4mm